



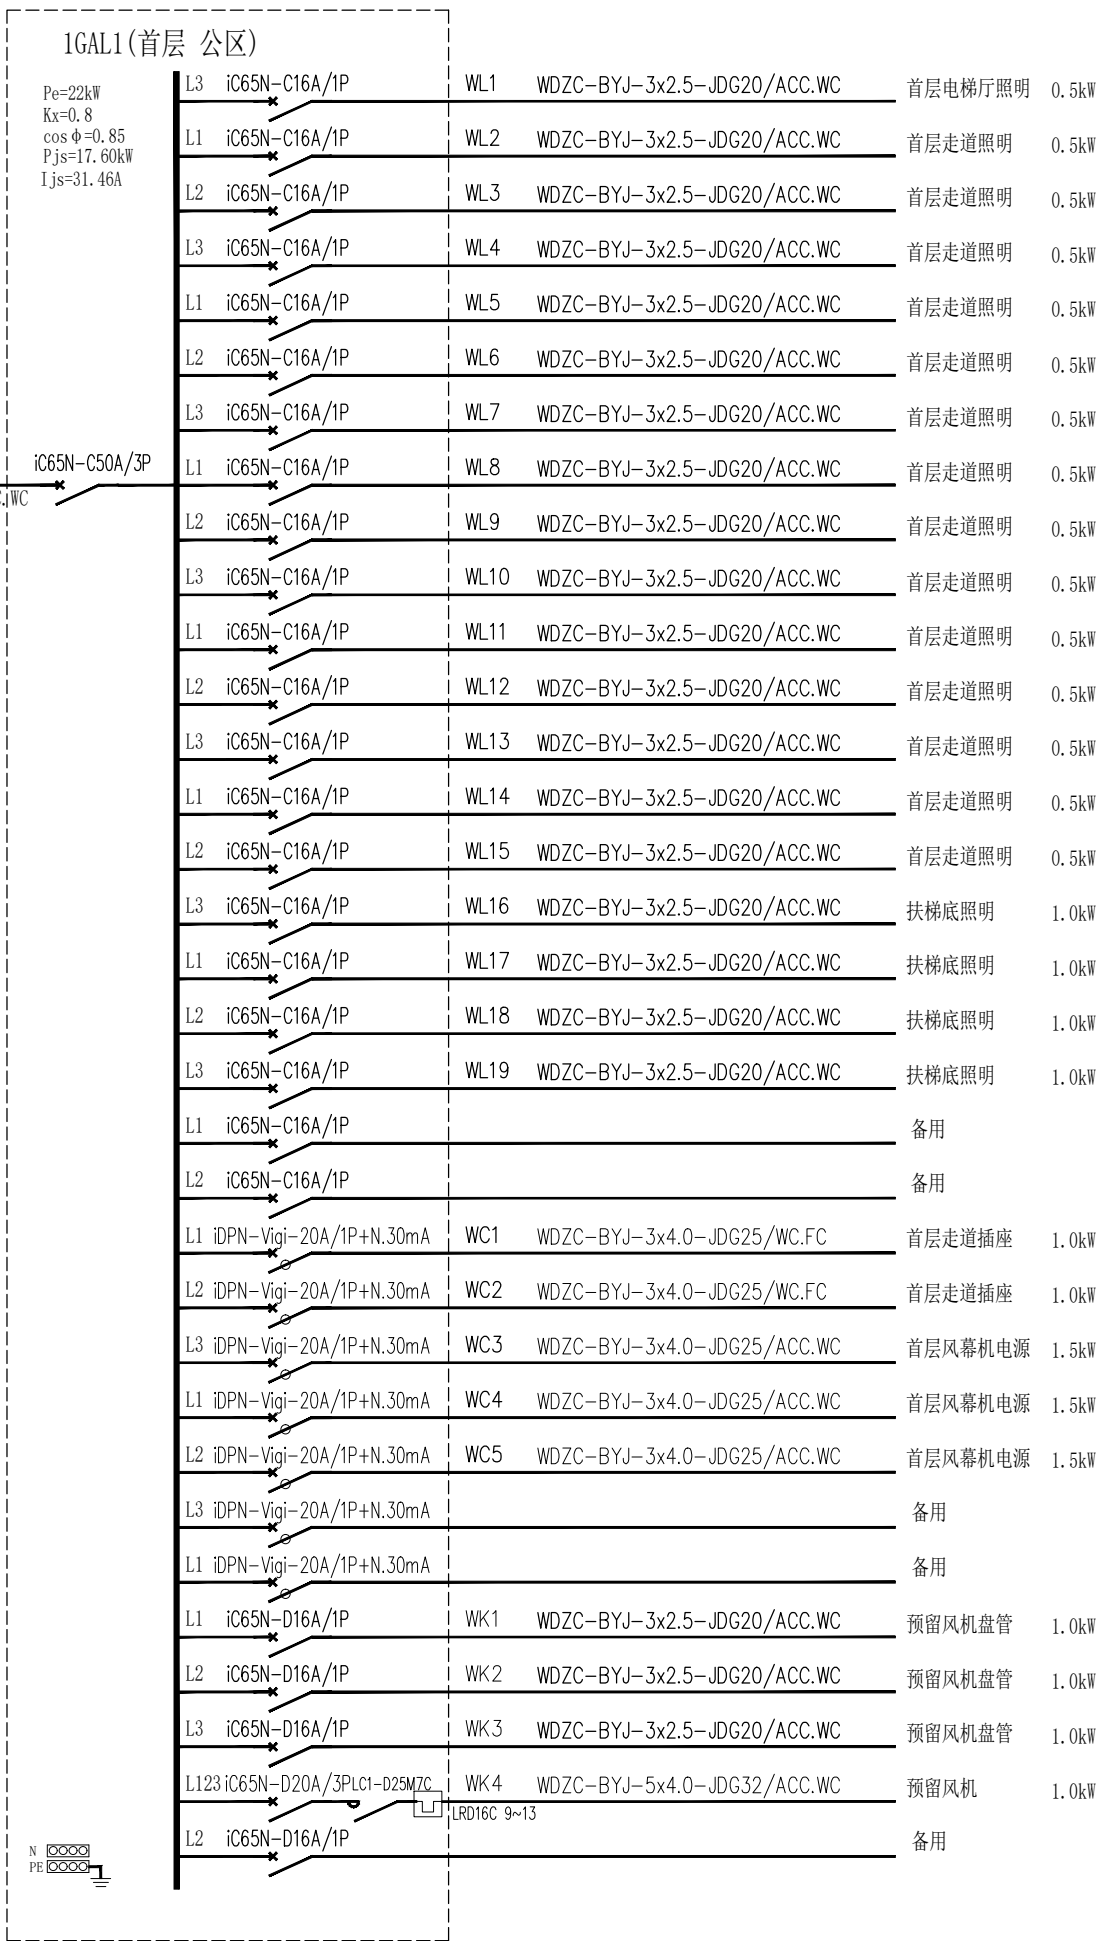

修改

盖章：

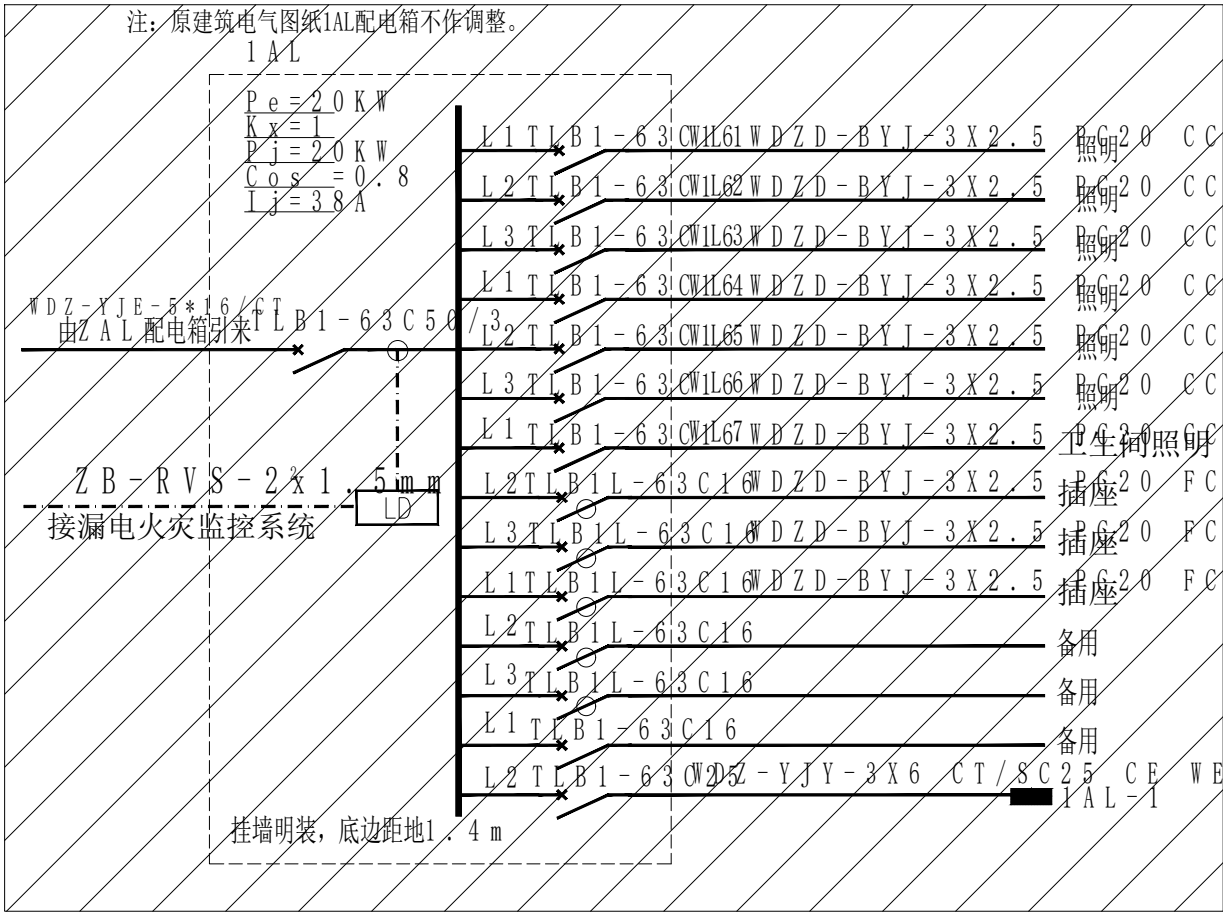

广东思哲设计院有限公司

总设计师: 罗思敏 罗远翔

工程名称:

PROJECT: 惠东县购书中心装修工程

图则名称:

TITLE: 配电系统图(一)

项目负责: 郑伟杰

PROJECT CHIEF: 郑伟杰

设计: 关翠琴

DESIGNED BY: 关翠琴

工程编号:

PROJECT NO: 2020I03

日期:

DATE: 2020.12.14

审核: 马建辉

CHECKED BY: 马建辉

制图: 关翠琴

DRAWN BY: 关翠琴

校对: 李儒天

CHECK: 李儒天

图则编号:












DWG NO: DS-01

●全部设计图则及说明之版权属于思哲设计有限公司, 未得本公司书面同意, 不得使用、抄袭及复制。

●所有尺寸均需作实地核对, 不能以量度图中尺寸作准。

●ALL RIGHTS OF DRAWINGS AND DESIGN ARE RESERVED AS THE PROPERTY OF Seer Design Institute Co., Ltd.

●DO NOT SCALE DRAWINGS. ALL MEASUREMENTS MUST BE CHECKED ON SITE.

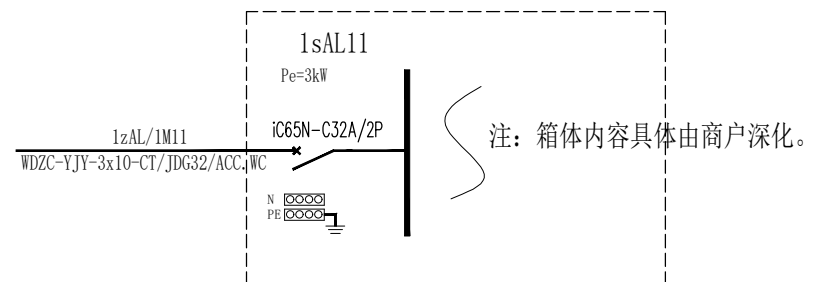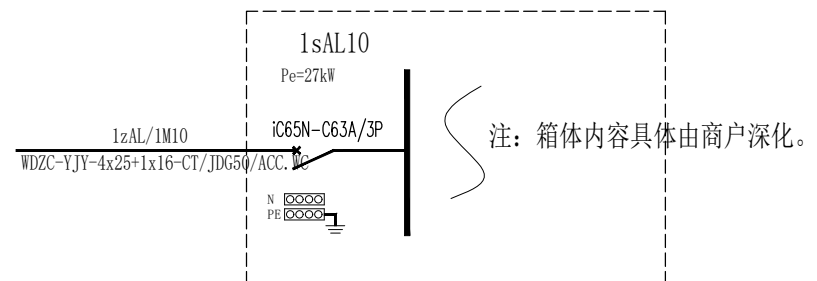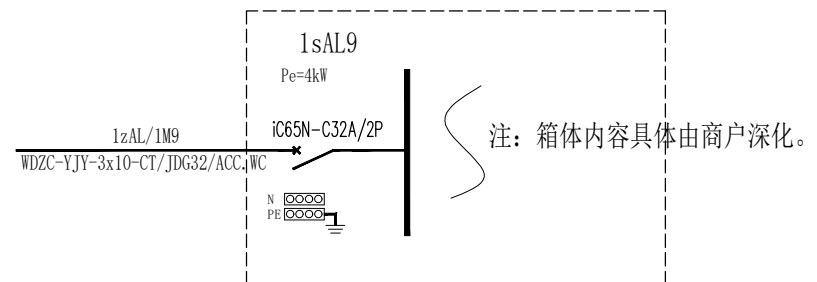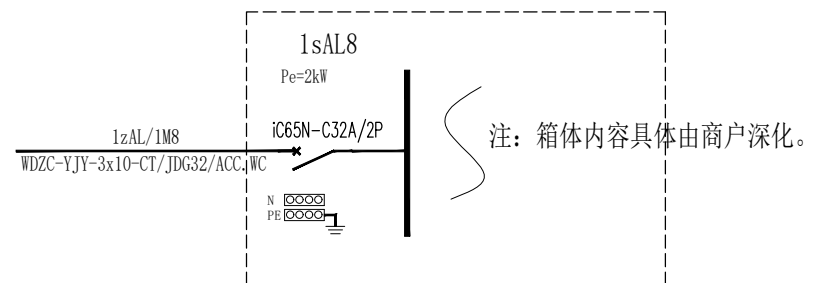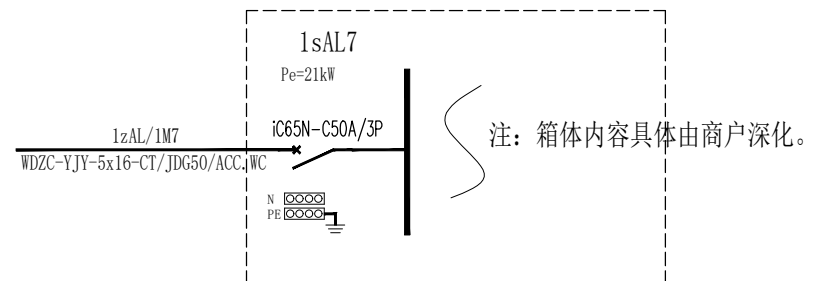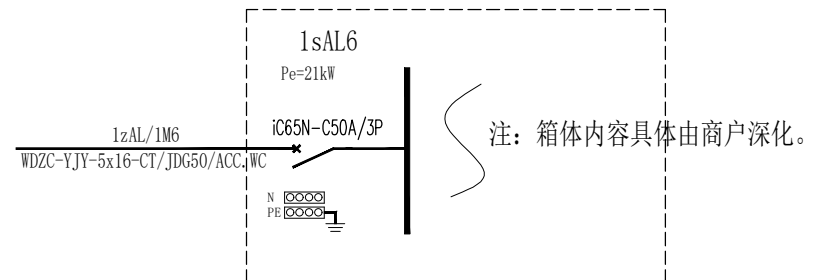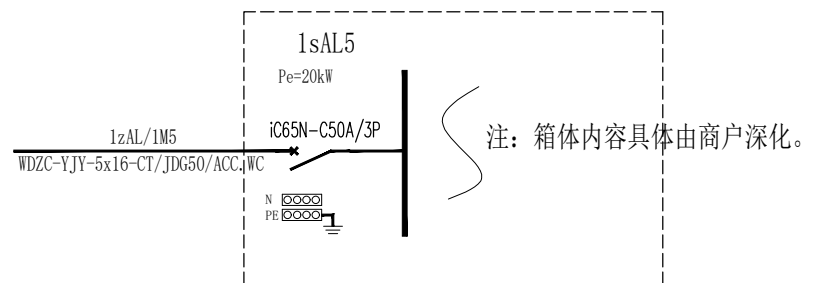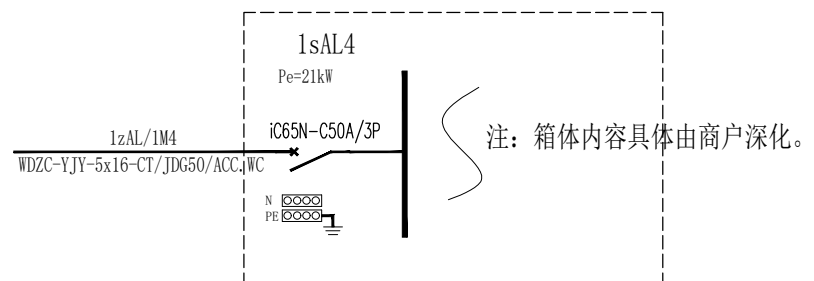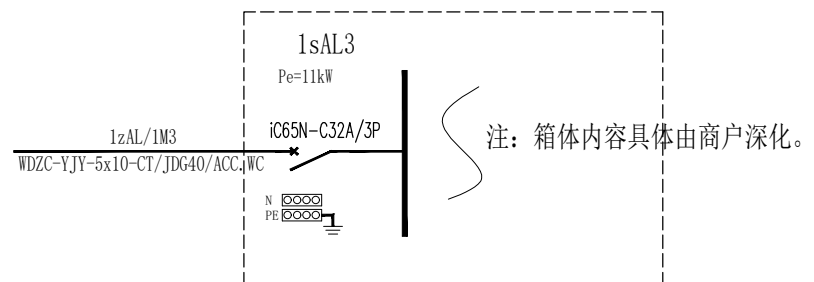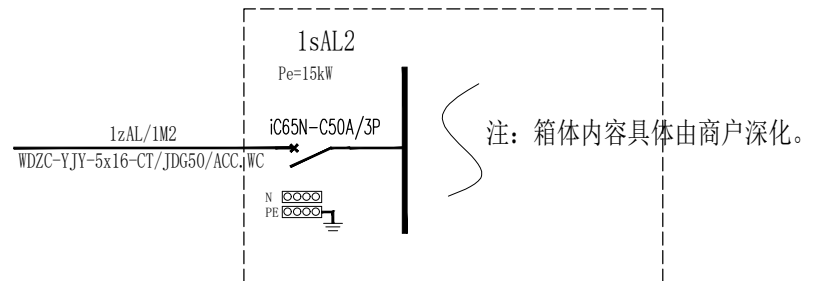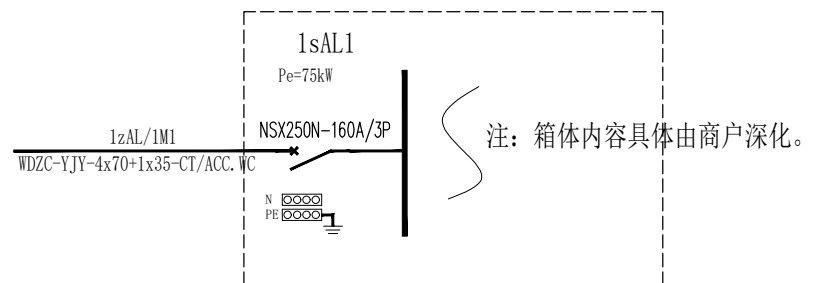[illegible]

盖章:



广东思哲设计院有限公司

总设计师: 罗思敏 罗远翔

工程名称:
PROJECT: 惠东县购书中心装修工程

图则名称:
TITLE: 配电系统图(二)

项目负责: 郑伟杰
PROJECT IN CHARGE:

审核: 马建辉
CHECKED BY:

设计:关翠琴

制图: 关翠琴

工程编号:
PROJECT NO:

CHECK: 校对: 李儒天

日期: 2020.12.14

图则编号:
DWG NO: DS-02


◆全部设计图则及说明之版权属于思哲设计有限公司,未得本公司书面同意,不得使用,抄袭及复制。

◆所有尺寸均需作实地核对,不能以量度图中尺寸作准。

◆ALL RIGHTS OF DRAWINGS AND DESIGN ARE RESERVED AS THE PROPERTY OF Seer Design Institute Co., Ltd.

◆DO NOT SCALE DRAWINGS.ALL MEASUREMENTS MUST BE CHECKED ON SITE.

图例	名称	备注
	暗装接线盒	
	开关箱(暗装, 预留出线口) H=1.5m	
	配电箱(配电房内 明装 H=1.5m; 其余空间内暗装 H=1.7m)(中心距地)	
	动力配电箱(明装) H=1.5m(底边距地)	
	应急照明配电箱(明装) H=1.5m(中心距地)	
	应急照明分配电装置(明装) H=1.5m(中心距地)	
	双电源互投配电箱(明装) H=1.5m(中心距地)	
	局部等电位端子箱(板) 底边距地0.3m暗装	
	总等电位端子箱 底边距地0.3m暗装	

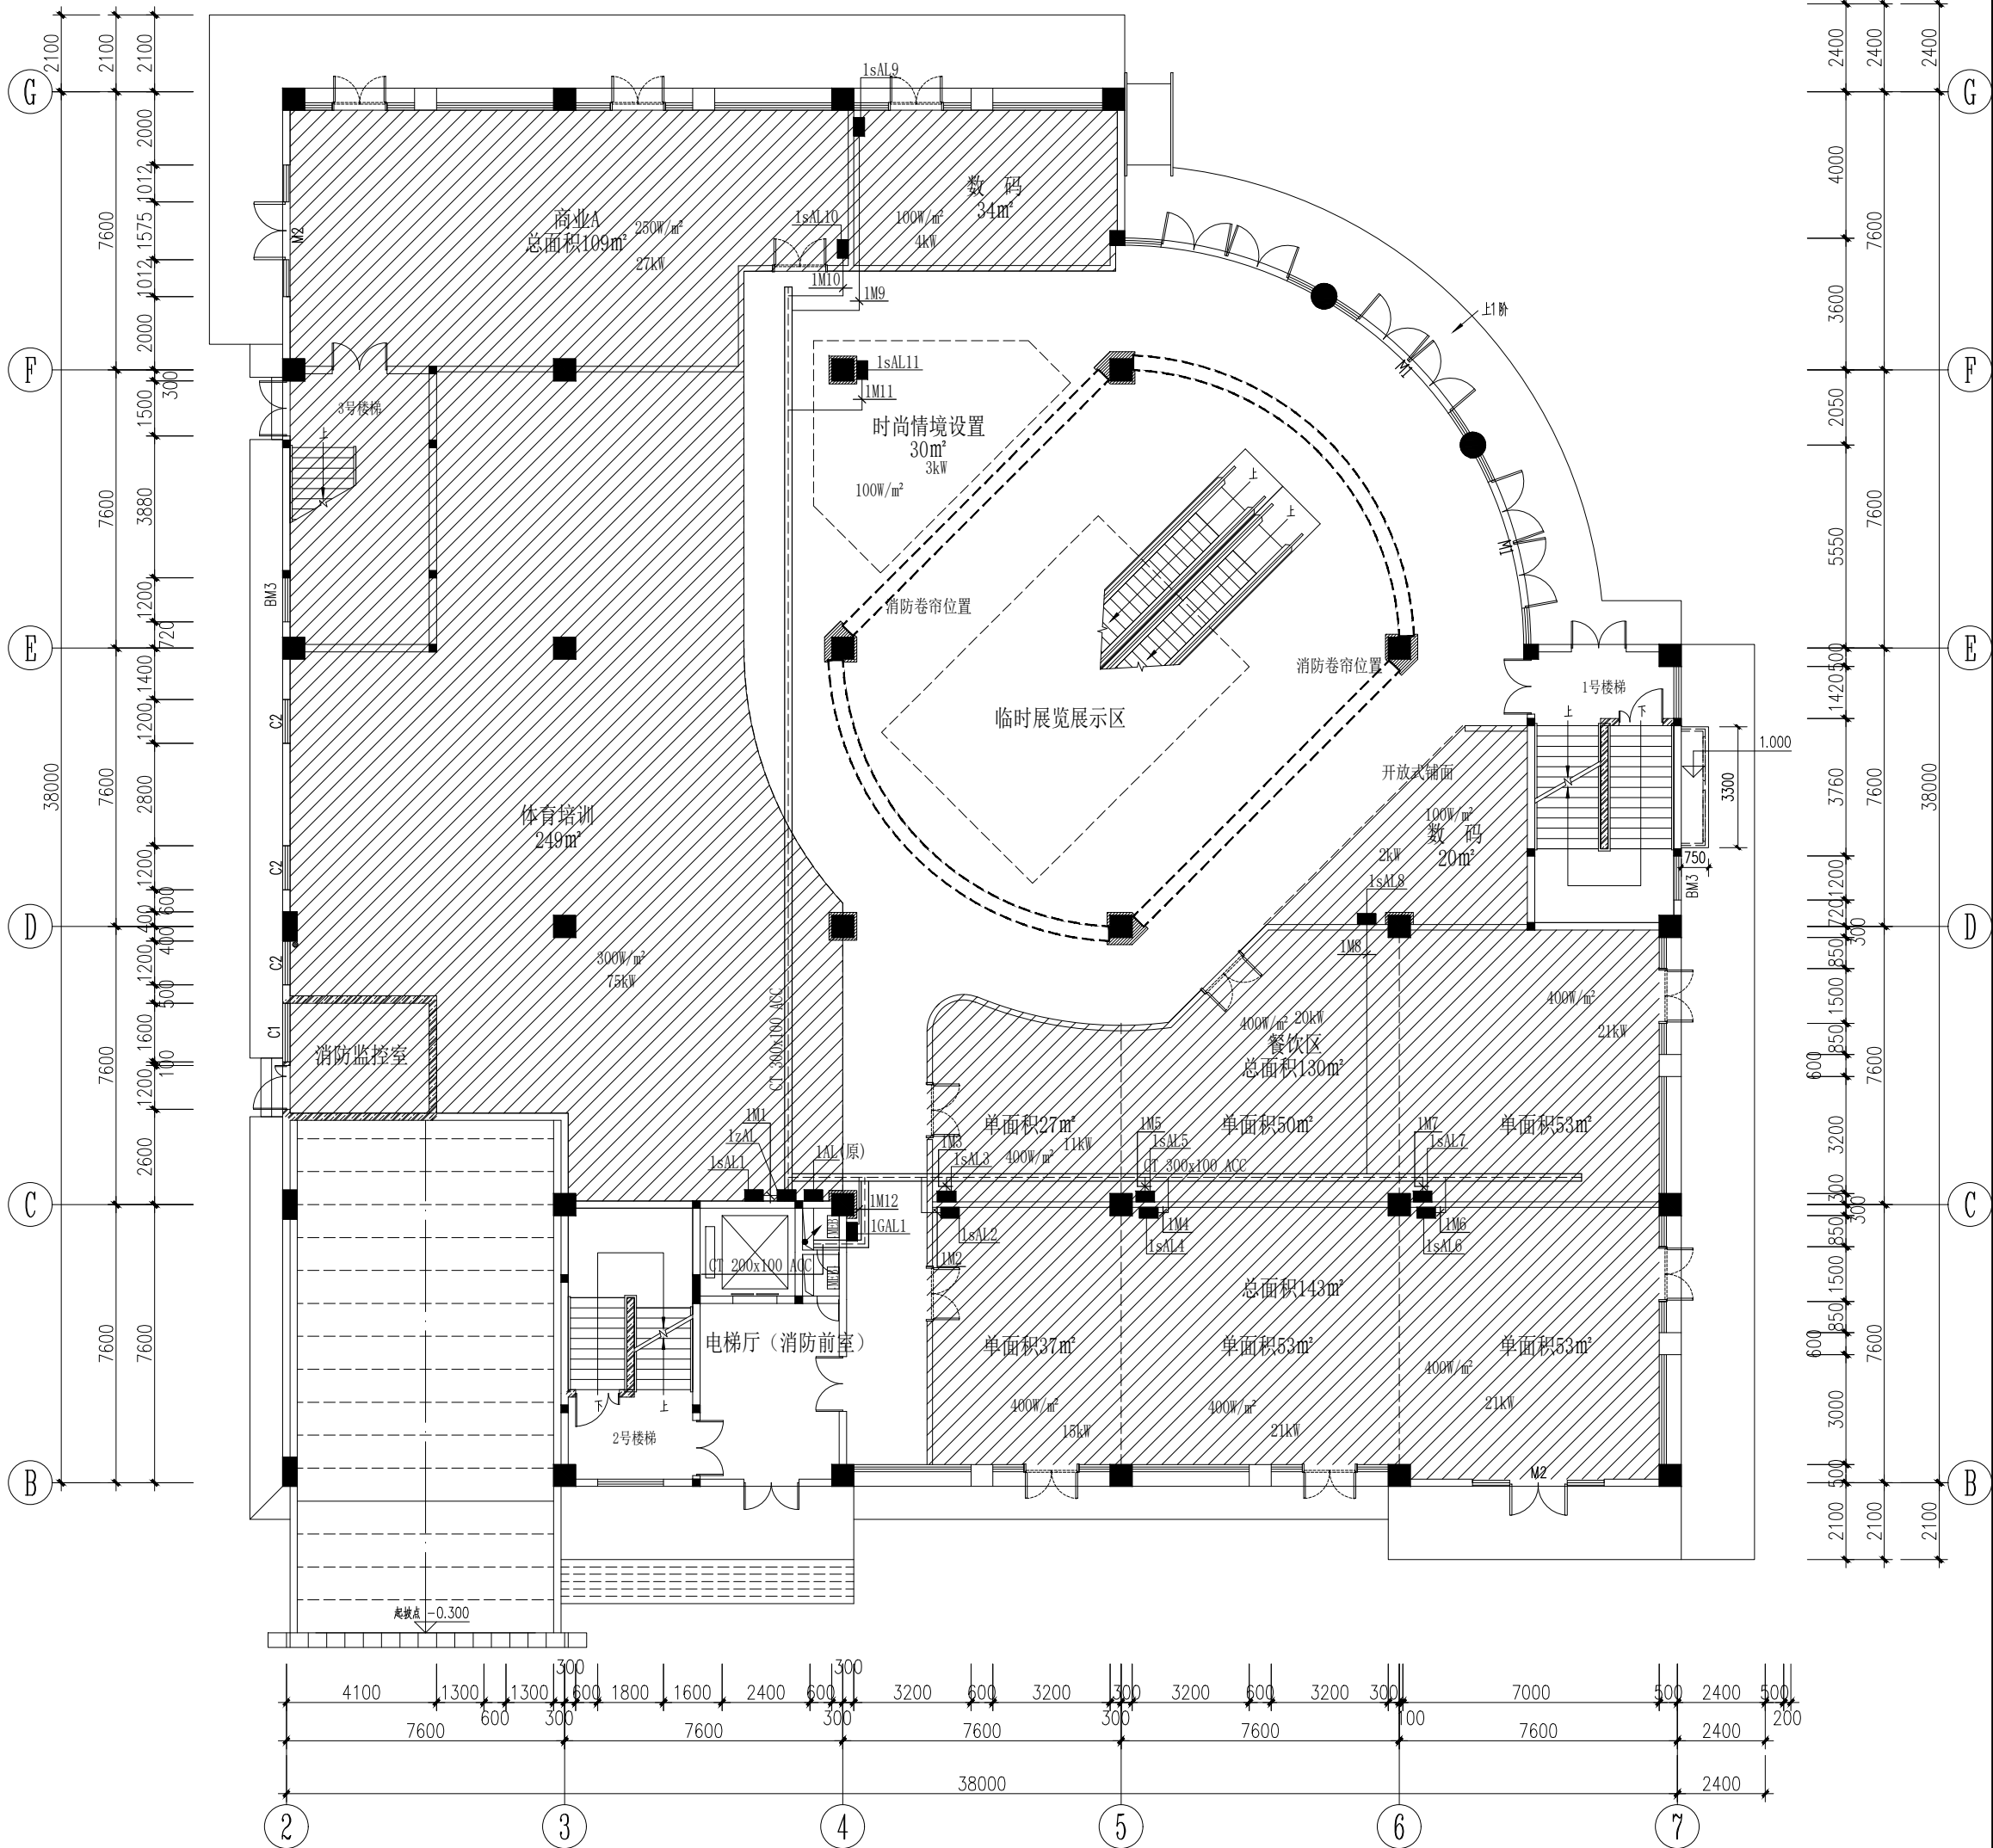

修改

盖章:

广东思哲设计院有限公司

总设计师: 罗思敏 罗远翔

工程名称:
PROJECT: 惠东县购书中心装修工程

图则名称:
TITLE: 首层配电干线平面图

项目负责: 郑伟杰 PROJECT CHIEF:	审核: 马建辉 CHECKED BY:
设计: 关翠琴 DESIGNED BY:	制图: 关翠琴 DRAWN BY:
工程编号: PROJECT NO: 2020I03	校对: 李儒天 CHECK:
日期: DATE: 2020.12.14	图则编号: DWG NO: 1F-DS-01

●全部设计图则及说明之版权属于思哲设计有限公司, 未得本公司书面同意, 不得使用, 抄袭及复制。

●所有尺寸均需作实地核对, 不能以量度图中尺寸作准。


●ALL RIGHTS OF DRAWINGS AND DESIGN ARE RESERVED AS THE PROPERTY OF Seer Design Institute Co., Ltd.

●DO NOT SCALE DRAWINGS. ALL MEASUREMENTS MUST BE CHECKED ON SITE.

首层配电干线平面图

SC 1:125





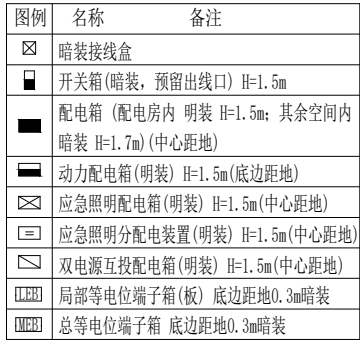

SC 1:125

盖章:



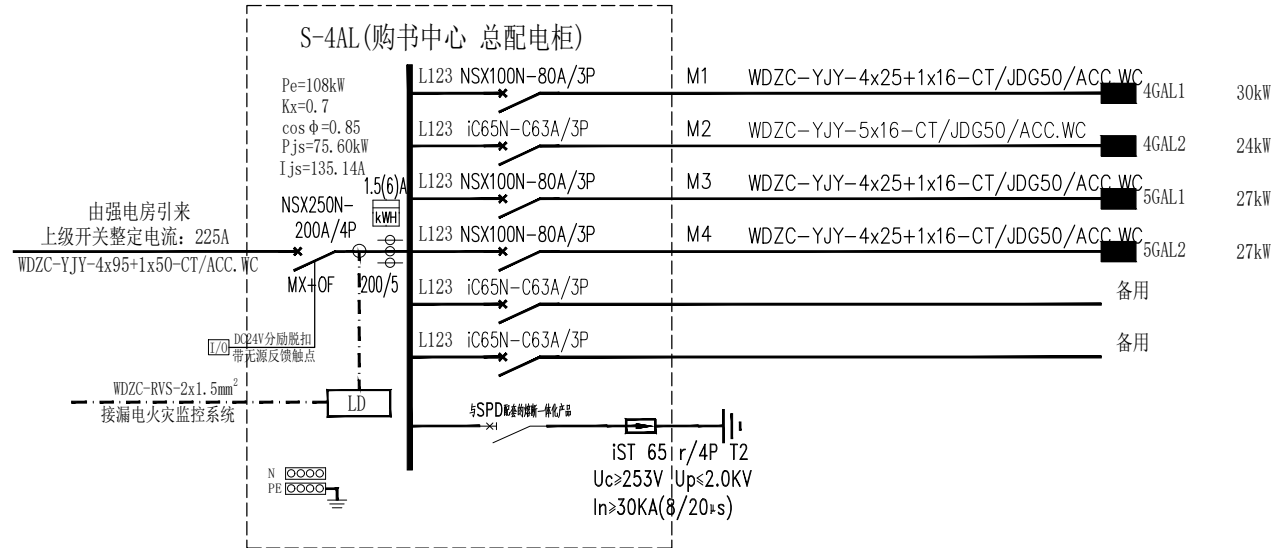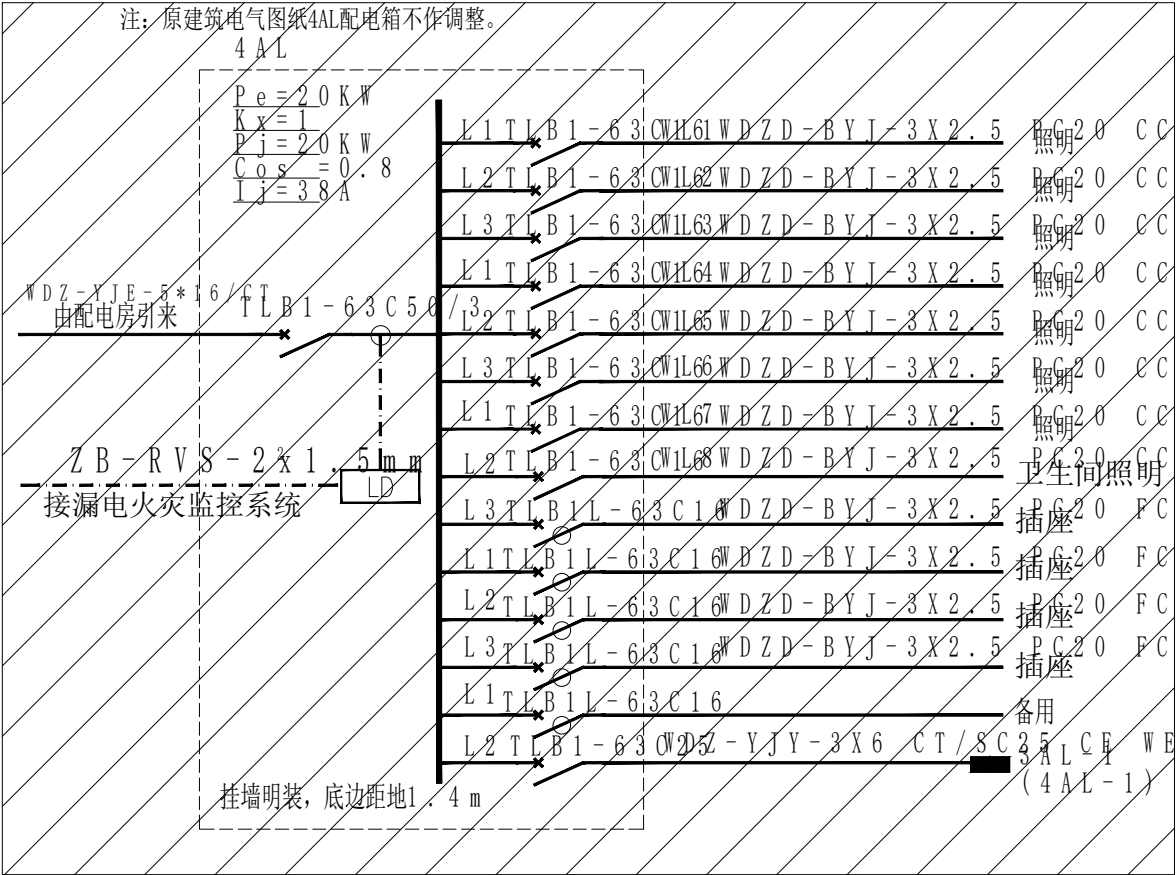

4GAL1(四层 购书中心)

$P_e = 30 \text{ kW}$
 $K_x = 0.8$
 $\cos \phi = 0.85$
 $P_j = 24.00 \text{ kW}$
 $I_j = 42.90 \text{ A}$

S-4AL/M1 iC65N-C63A/3P
WDZC-YJY-4x25+1x16-CT/JDG50/ACC.WC

L3 iC65N-C16A/1P	1Z1	WDZC-BYJ-3x2.5-CT/JDG20/ACC.WC	四层照明	0.5kW
L1 iC65N-C16A/1P	1Z2	WDZC-BYJ-3x2.5-CT/JDG20/ACC.WC	四层照明	0.5kW
L2 iC65N-C16A/1P	1Z3	WDZC-BYJ-3x2.5-CT/JDG20/ACC.WC	四层照明	0.5kW
L3 iC65N-C16A/1P	1Z4	WDZC-BYJ-3x2.5-CT/JDG20/ACC.WC	四层照明	0.5kW
L1 iC65N-C16A/1P	1Z5	WDZC-BYJ-3x2.5-CT/JDG20/ACC.WC	四层照明	0.5kW
L2 iC65N-C16A/1P	1Z6	WDZC-BYJ-3x2.5-CT/JDG20/ACC.WC	四层照明	0.5kW
L3 iC65N-C16A/1P	1Z7	WDZC-BYJ-3x2.5-CT/JDG20/ACC.WC	四层照明	0.5kW
L1 iC65N-C16A/1P	1Z8	WDZC-BYJ-3x2.5-CT/JDG20/ACC.WC	四层照明	0.5kW
L2 iC65N-C16A/1P	1Z9	WDZC-BYJ-3x2.5-CT/JDG20/ACC.WC	四层照明	0.5kW
L3 iC65N-C16A/1P	1Z10	WDZC-BYJ-3x2.5-CT/JDG20/ACC.WC	四层照明	0.5kW
L1 iC65N-C16A/1P			备用	
L2 iC65N-C16A/1P			备用	
L1 iDPN-Vigi-20A/1P+N.30mA	1W1	WDZC-BYJ-3x4.0-CT/JDG25/ACC.WC.FC	四层立面照明	1.5kW
L2 iDPN-Vigi-20A/1P+N.30mA	1W2	WDZC-BYJ-3x4.0-CT/JDG25/ACC.WC.FC	四层立面照明	1.5kW
L3 iDPN-Vigi-20A/1P+N.30mA	1W3	WDZC-BYJ-3x4.0-CT/JDG25/ACC.WC.FC	四层立面照明	1.5kW
L1 iDPN-Vigi-16A/1P+N.30mA	1W4	WDZC-BYJ-3x2.5-CT/JDG20/ACC.WC.FC	四层立面照明	0.5kW
L2 iDPN-Vigi-20A/1P+N.30mA	1W5	WDZC-BYJ-3x4.0-CT/JDG25/ACC.WC.FC	四层立面照明	1.5kW
L3 iDPN-Vigi-20A/1P+N.30mA	1W6	WDZC-BYJ-3x4.0-CT/JDG25/ACC.WC.FC	四层立面照明	1.5kW
L1 iDPN-Vigi-20A/1P+N.30mA	1W7	WDZC-BYJ-3x4.0-CT/JDG25/ACC.WC.FC	四层立面照明	1.5kW
L2 iDPN-Vigi-20A/1P+N.30mA	1W8	WDZC-BYJ-3x4.0-CT/JDG25/ACC.WC.FC	四层立面照明	1.5kW
L3 iDPN-Vigi-20A/1P+N.30mA			备用	
L3 iDPN-Vigi-20A/1P+N.30mA	1C1	WDZC-BYJ-3x4.0-CT/JDG25/WC.FC	四层插座	1.0kW
L1 iDPN-Vigi-20A/1P+N.30mA	1C2	WDZC-BYJ-3x4.0-CT/JDG25/WC.FC	四层插座	1.0kW
L2 iDPN-Vigi-20A/1P+N.30mA	1C3	WDZC-BYJ-3x4.0-CT/JDG25/WC.FC	四层插座	1.0kW
L3 iDPN-Vigi-20A/1P+N.30mA	1C4	WDZC-BYJ-3x4.0-CT/JDG25/WC.FC	四层插座	1.0kW
L1 iDPN-Vigi-20A/1P+N.30mA	1C5	WDZC-BYJ-3x4.0-CT/JDG25/WC.FC	四层插座	1.0kW
L2 iDPN-Vigi-20A/1P+N.30mA	1C6	WDZC-BYJ-3x4.0-CT/JDG25/WC.FC	四层插座	1.0kW
L3 iDPN-Vigi-20A/1P+N.30mA	1C7	WDZC-BYJ-3x4.0-CT/JDG25/WC.FC	四层插座	1.0kW
L1 iDPN-Vigi-20A/1P+N.30mA			备用	
L2 iDPN-Vigi-20A/1P+N.30mA			备用	
L1 iC65N-D16A/1P	1K1	WDZC-BYJ-3x2.5-CT/JDG20/ACC.WC	预留风机盘管	1.0kW
L2 iC65N-D16A/1P	1K2	WDZC-BYJ-3x2.5-CT/JDG20/ACC.WC	预留风机盘管	1.0kW
L3 iC65N-D16A/1P	1K3	WDZC-BYJ-3x2.5-CT/JDG20/ACC.WC	预留风机盘管	1.0kW
L123 iC65N-D20A/3PLC1-D25M2C	1K4	WDZC-BYJ-5x4.0-CT/JDG32/ACC.WC	预留风机	1.0kW
L2 iC65N-D16A/1P			备用	

N PE



广东思哲设计院有限公司



总设计师: 罗思敏 罗远翔

工程名称:
PROJECT: 惠东县购书中心装修工程

图则名称:
TITLE: 配电系统图(一)

项目负责: 郑伟杰 PROJECT CHIEF: 郑伟杰	审核: 马建辉 CHECKED BY: 马建辉
设计: 关翠琴 DESIGNED BY: 关翠琴	制图: 关翠琴 DRAWN BY: 关翠琴
工程编号: PROJECT NO: 2020I03	校对: 李儒天 CHECK: 李儒天
日期: DATE: 2020.12.14	图则编号: DWG NO: DS-01

• 全部设计图则及说明之版权属于思哲设计有限公司, 未得本公司书面同意, 不得使用、抄袭及复制。
• 所有尺寸均需作实地核对, 不能以量度图中尺寸作准。
• ALL RIGHTS OF DRAWINGS AND DESIGN ARE RESERVED AS THE PROPERTY OF Seer Design Institute Co., Ltd.
• DO NOT SCALE DRAWINGS. ALL MEASUREMENTS MUST BE CHECKED ON SITE.

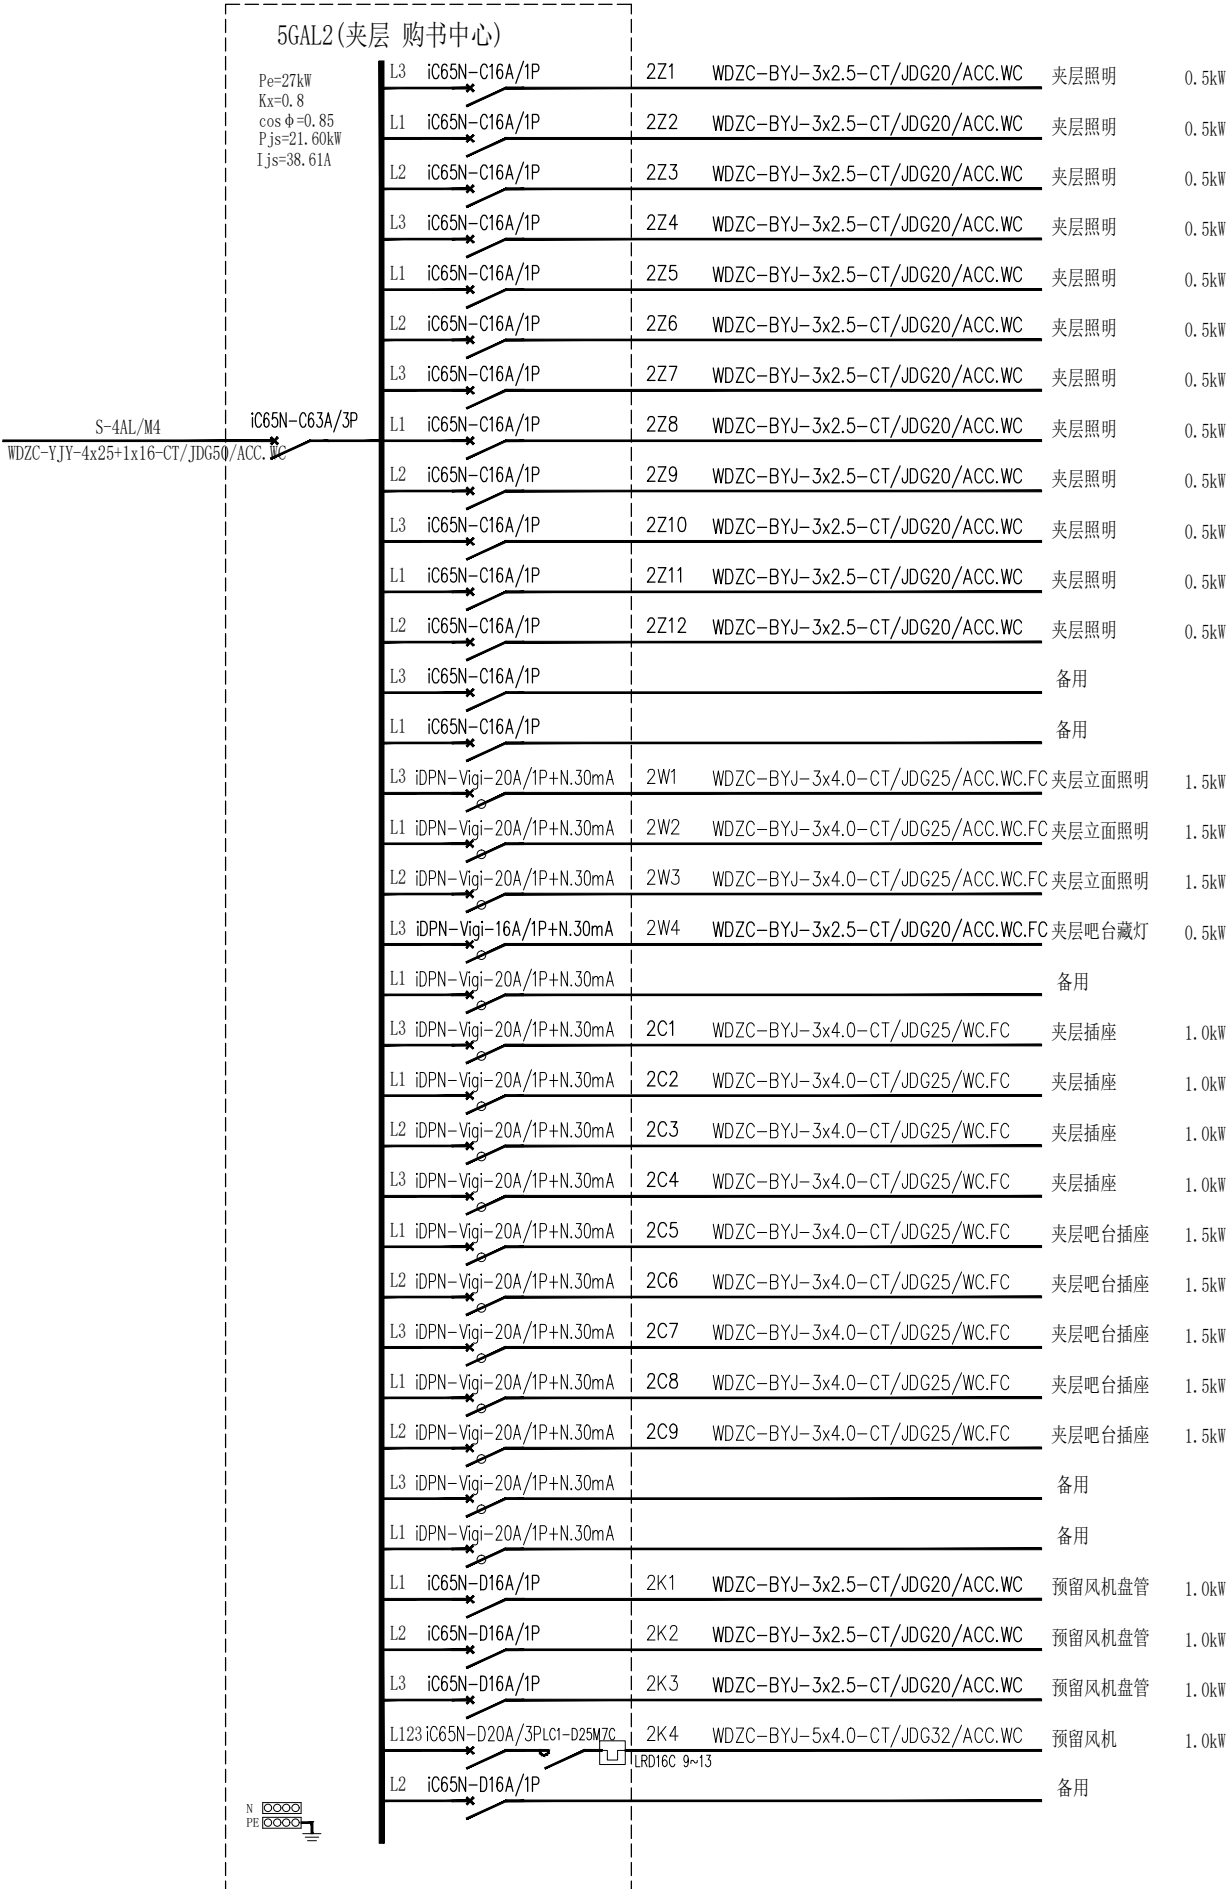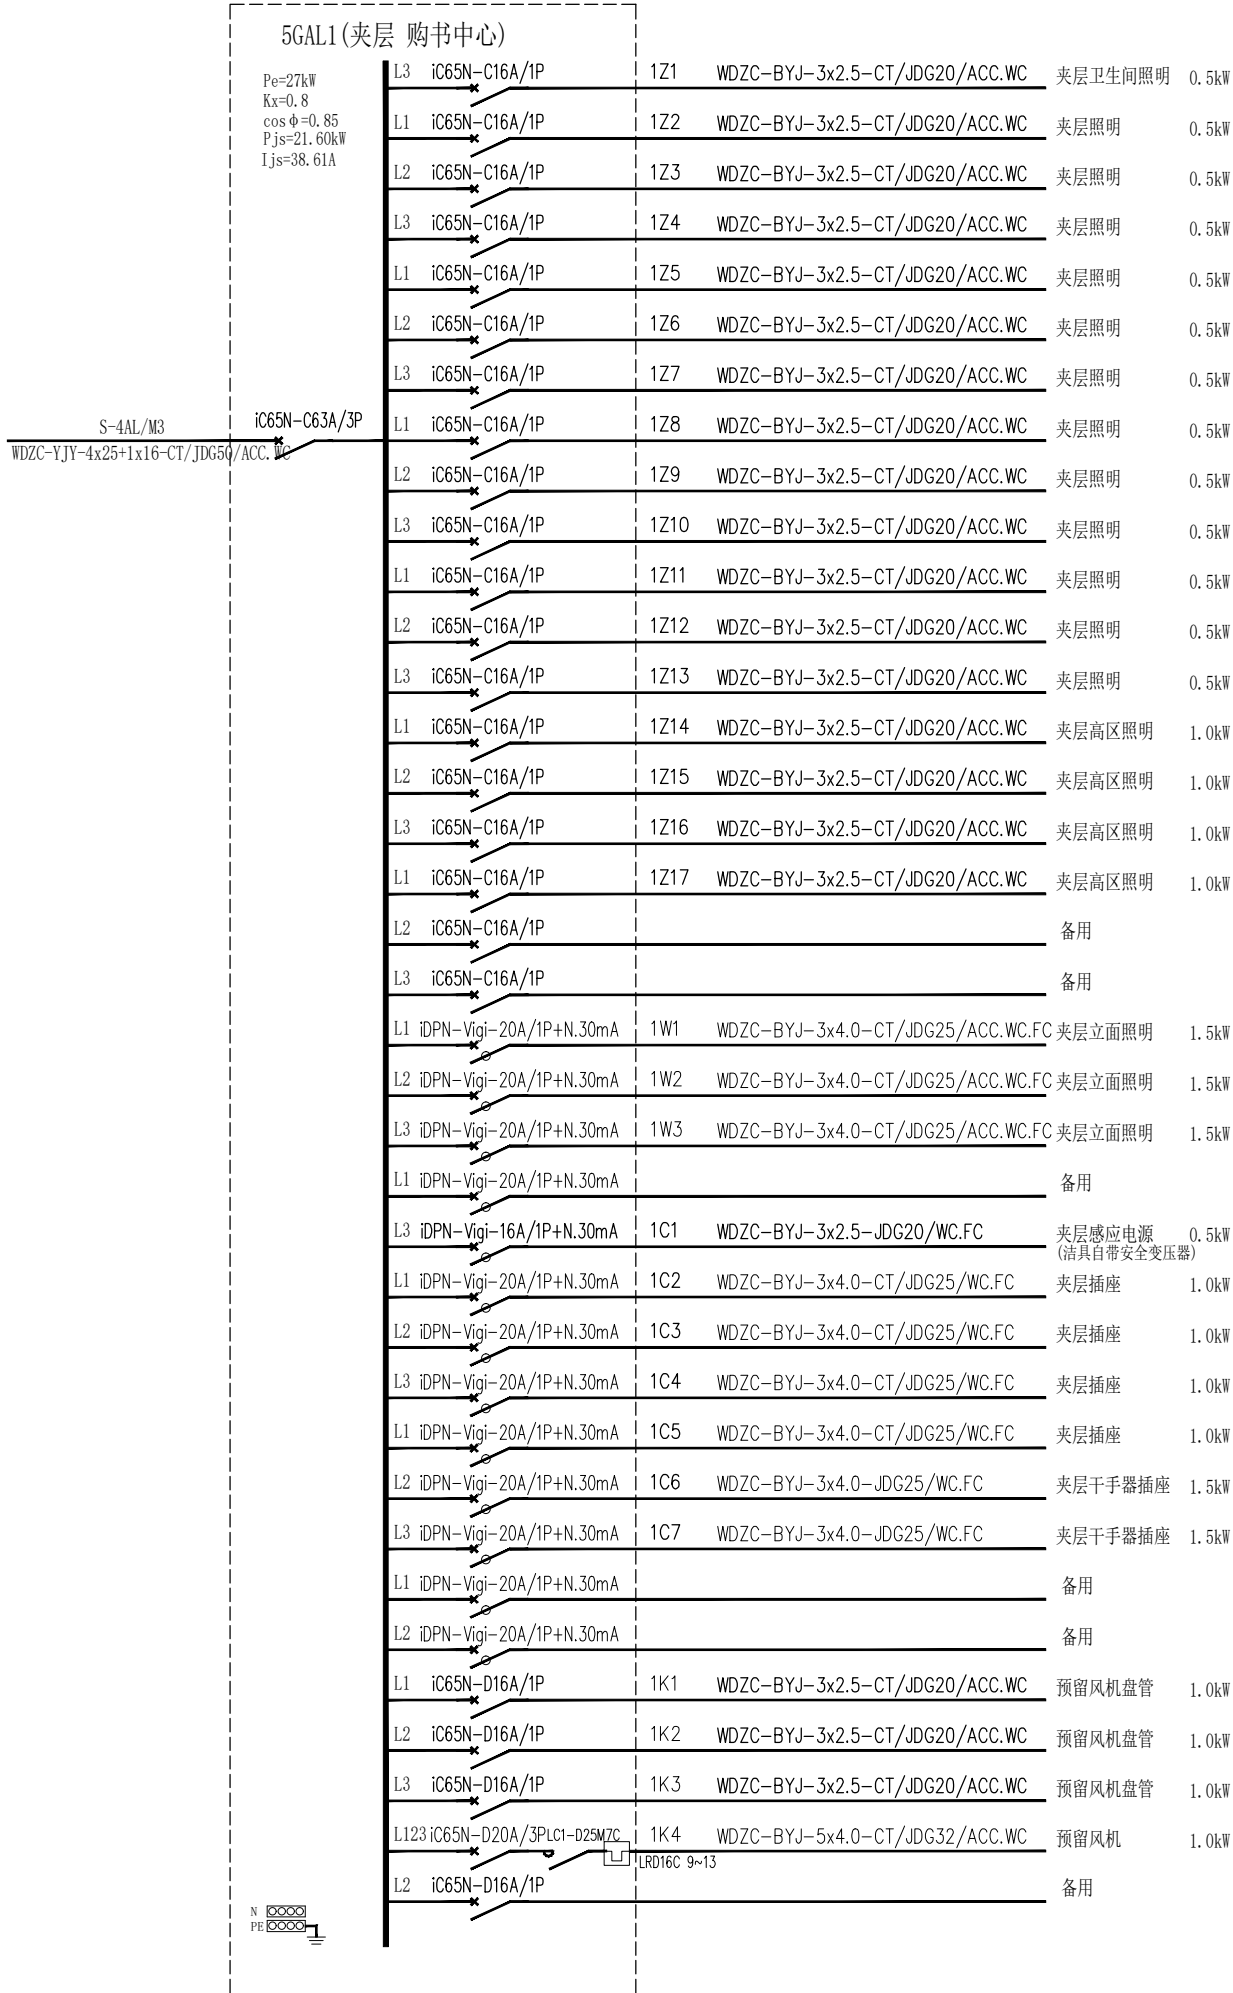

修改

盖章:



广东思哲设计院有限公司

总设计师: 罗思敏 罗远翔

工程名称:
PROJECT: 惠东县购书中心装修工程

图则名称:
TITLE: 配电系统图(三)

项目负责: 郑伟杰 PROJECT CHIEF: 郑伟杰	审核: 马建辉 CHECKED BY: 马建辉
设计: 关翠琴 DESIGNED BY: 关翠琴	制图: 关翠琴 DRAWN BY: 关翠琴
工程编号: PROJECT NO: 2020I03	校对: 李儒天 CHECK: 李儒天


日期: DATE: 2020.12.14	图则编号: DWG NO: DS-03
-------------------------	------------------------

●全部设计图则及说明之版权属于思哲设计有限公司, 未得本公司书面同意, 不得使用、抄袭及复制。
●所有尺寸均需作实地核对, 不能以量度图中尺寸作准。
●ALL RIGHTS OF DRAWINGS AND DESIGN ARE RESERVED AS THE PROPERTY OF Seer Design Institute Co., Ltd.
●DO NOT SCALE DRAWINGS. ALL MEASUREMENTS MUST BE CHECKED ON SITE.

四层配电干线平面图

SC 1:125

图例	名称	备注
	暗装接线盒	
	开关箱(暗装, 预留出线口) H=1.5m	
	配电箱(配电房内 明装 H=1.5m; 其余空间内 暗装 H=1.7m)(中心距地)	
	动力配电箱(明装) H=1.5m(底边距地)	
	应急照明配电箱(明装) H=1.5m(中心距地)	
	应急照明分配电装置(明装) H=1.5m(中心距地)	
	双电源互投配电箱(明装) H=1.5m(中心距地)	
	局部等电位端子箱(板) 底边距地0.3m暗装	
	总等电位端子箱 底边距地0.3m暗装	

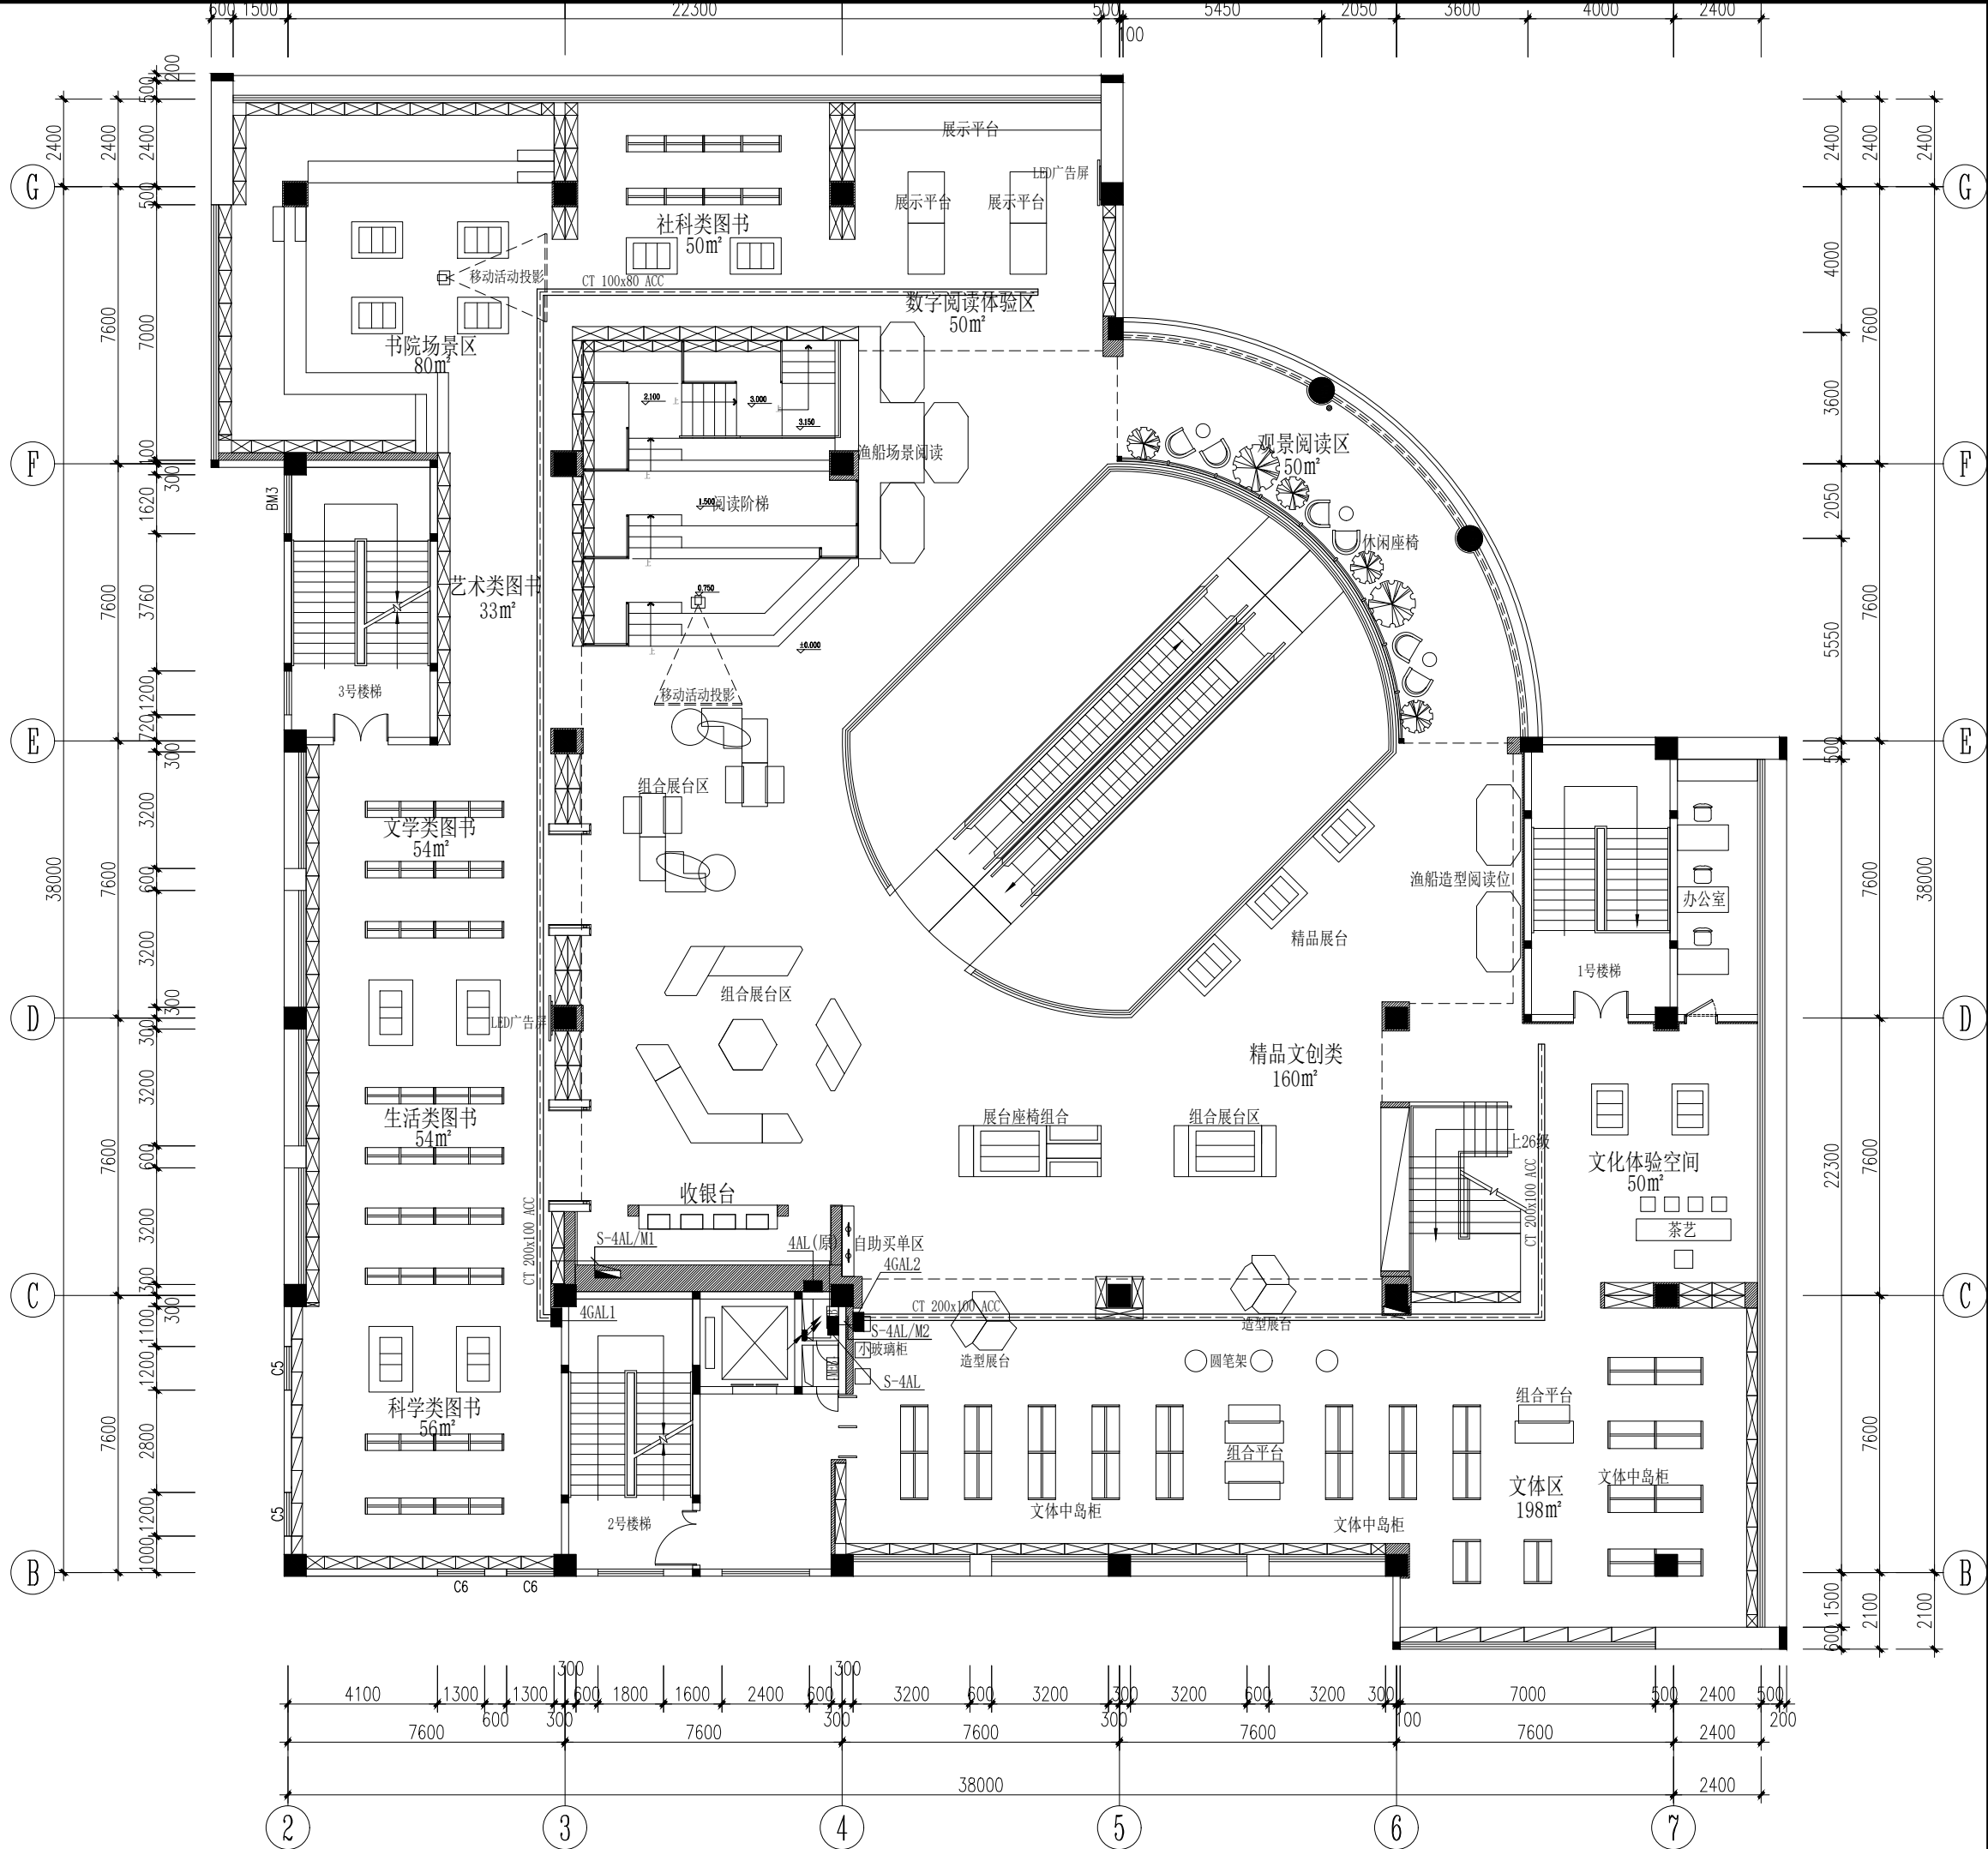

修改

盖章:

广东思哲设计院有限公司

总设计师: 罗思敏 罗远翔

工程名称:
PROJECT: 惠东县购书中心装修工程

图则名称:
TITLE: 四层配电干线平面图

项目负责: 郑伟杰 PROJECT CHIEF:	审核: 马建辉 CHECKED BY:
设计: 关翠琴 DESIGNED BY:	制图: 关翠琴 DRAWN BY:
工程编号: PROJECT NO: 2020I03	校对: 李儒天 CHECK:
日期: DATE: 2020.12.14	图则编号: DWG NO: 4F-DS-01

●全部设计图则及说明之版权属于思哲设计有限公司, 未得本公司书面同意, 不得使用、抄袭及复制。

●所有尺寸均需作实地核对, 不能以量度图中尺寸作准。


●ALL RIGHTS OF DRAWINGS AND DESIGN ARE RESERVED AS THE PROPERTY OF Seer Design Institute Co., Ltd.

●DO NOT SCALE DRAWINGS. ALL MEASUREMENTS MUST BE CHECKED ON SITE.

四层插座配电平面图

图例	名称	备注
	二三极插座 250V/10A H=0.30m	
	二三极插座 250V/10A H=1.20m	
	二三极插座 250V/10A H=0.90m	
	二三极插座 250V/10A H=0.60m	
	二三极插座 250V/10A H=0.00m	防护等级不低于IP65
	防水型二三极插座 250V/16A H=1.40m	
	防水型三极插座(拱手器) 250V/16A H=1.40m	
	三极空调插座 250V/16A H=2.20m	
	防水型三极插座(暖水宝) 250V/10A H=0.50m	
	二三极插座 250V/10A H=吊顶内安装	
	暗装接线盒	
	配电箱(暗装, 预留出线口) H=1.5m	

注: 1. xN 表示N个插座, 插座除平面标明外均为暗装。
2. 标注高度均以完成面为参考基准, 除平面标明外均以图例中的高度为准。
3. 插座均带保护门。

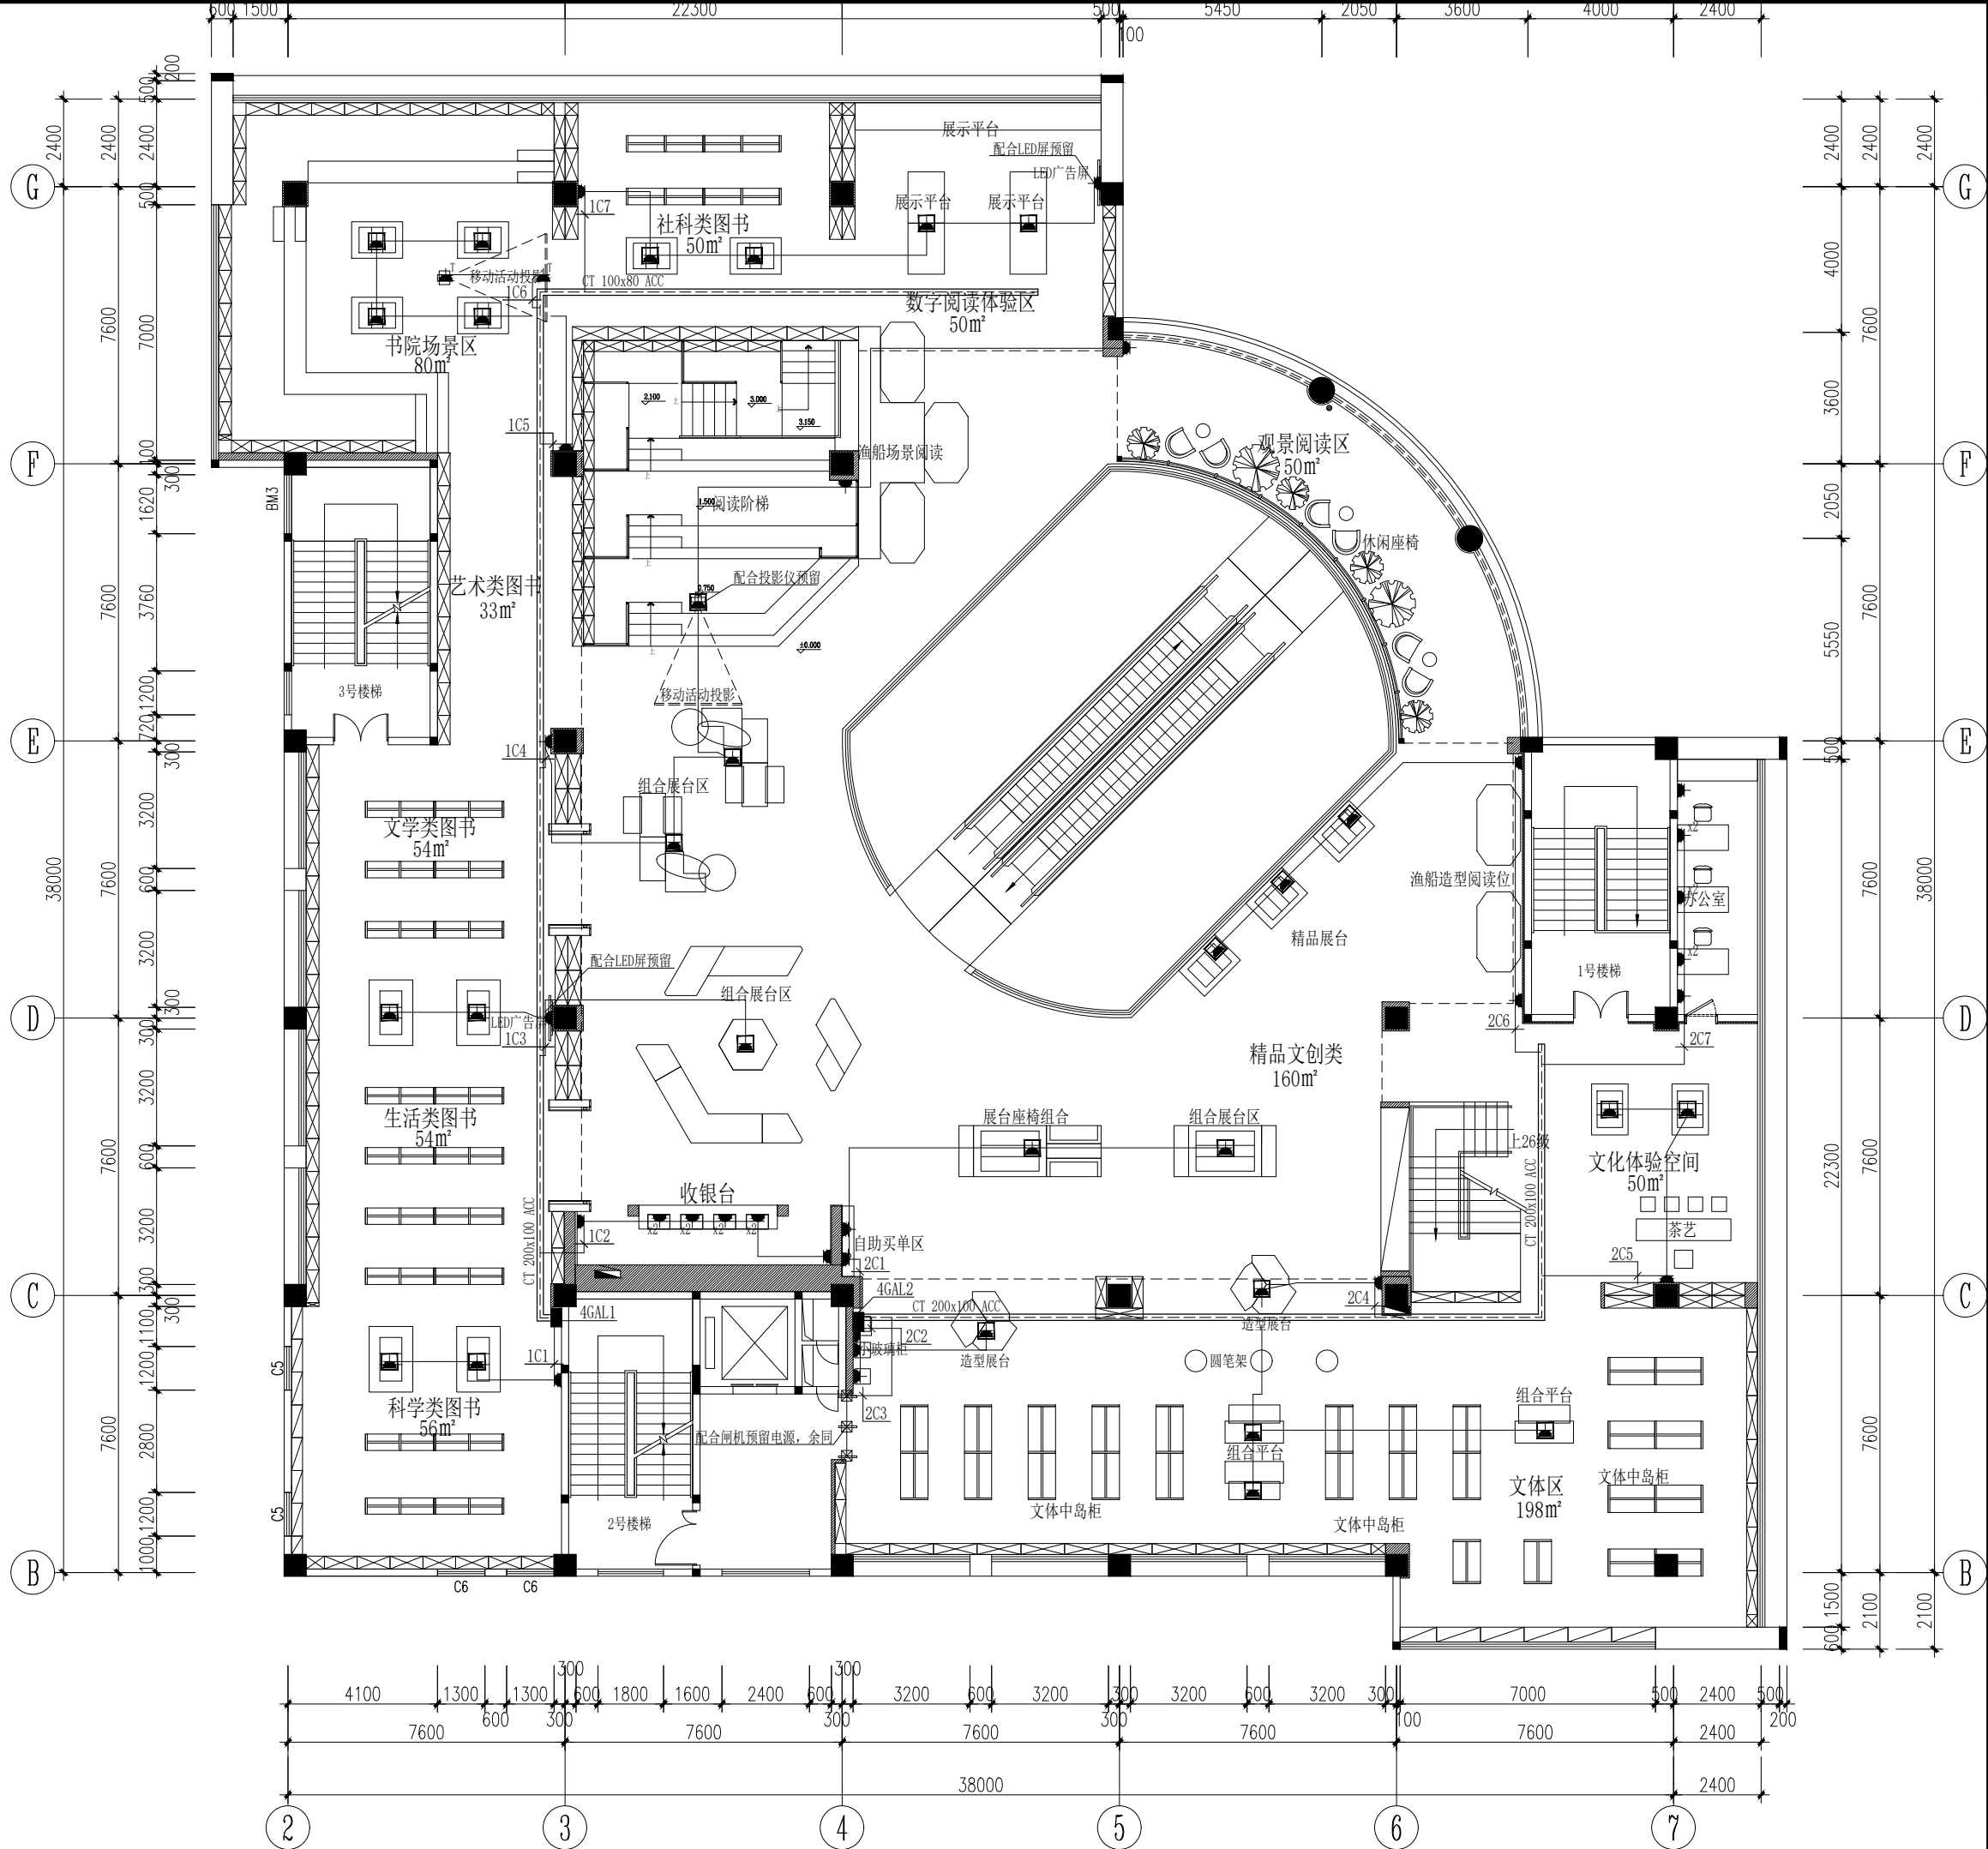

修改

盖章:

广东思哲设计院有限公司


总设计师: 罗思敏 罗远翔

工程名称:
PROJECT: 惠东县图书馆中心装修工程

图则名称:
TITLE: 四层插座配电平面图

项目负责: 郑伟杰 PROJECT CHIEF:	审核: 马建辉 CHECKED BY:
设计: 关翠琴 DESIGNED BY:	制图: 关翠琴 DRAWN BY:
工程编号: PROJECT NO: 2020I03	校对: 李儒天 CHECK:
日期: DATE: 2020.12.14	图则编号: DWG NO: 4F-DS-02

●全部设计图则及说明之版权属于思哲设计有限公司, 未得本公司书面同意, 不得使用、抄袭及复制。
●所有尺寸均需作实地核对, 不能以量度图中尺寸作准。
●ALL RIGHTS OF DRAWINGS AND DESIGN ARE RESERVED AS THE PROPERTY OF Seer Design Institute Co., Ltd.
●DO NOT SCALE DRAWINGS. ALL MEASUREMENTS MUST BE CHECKED ON SITE.

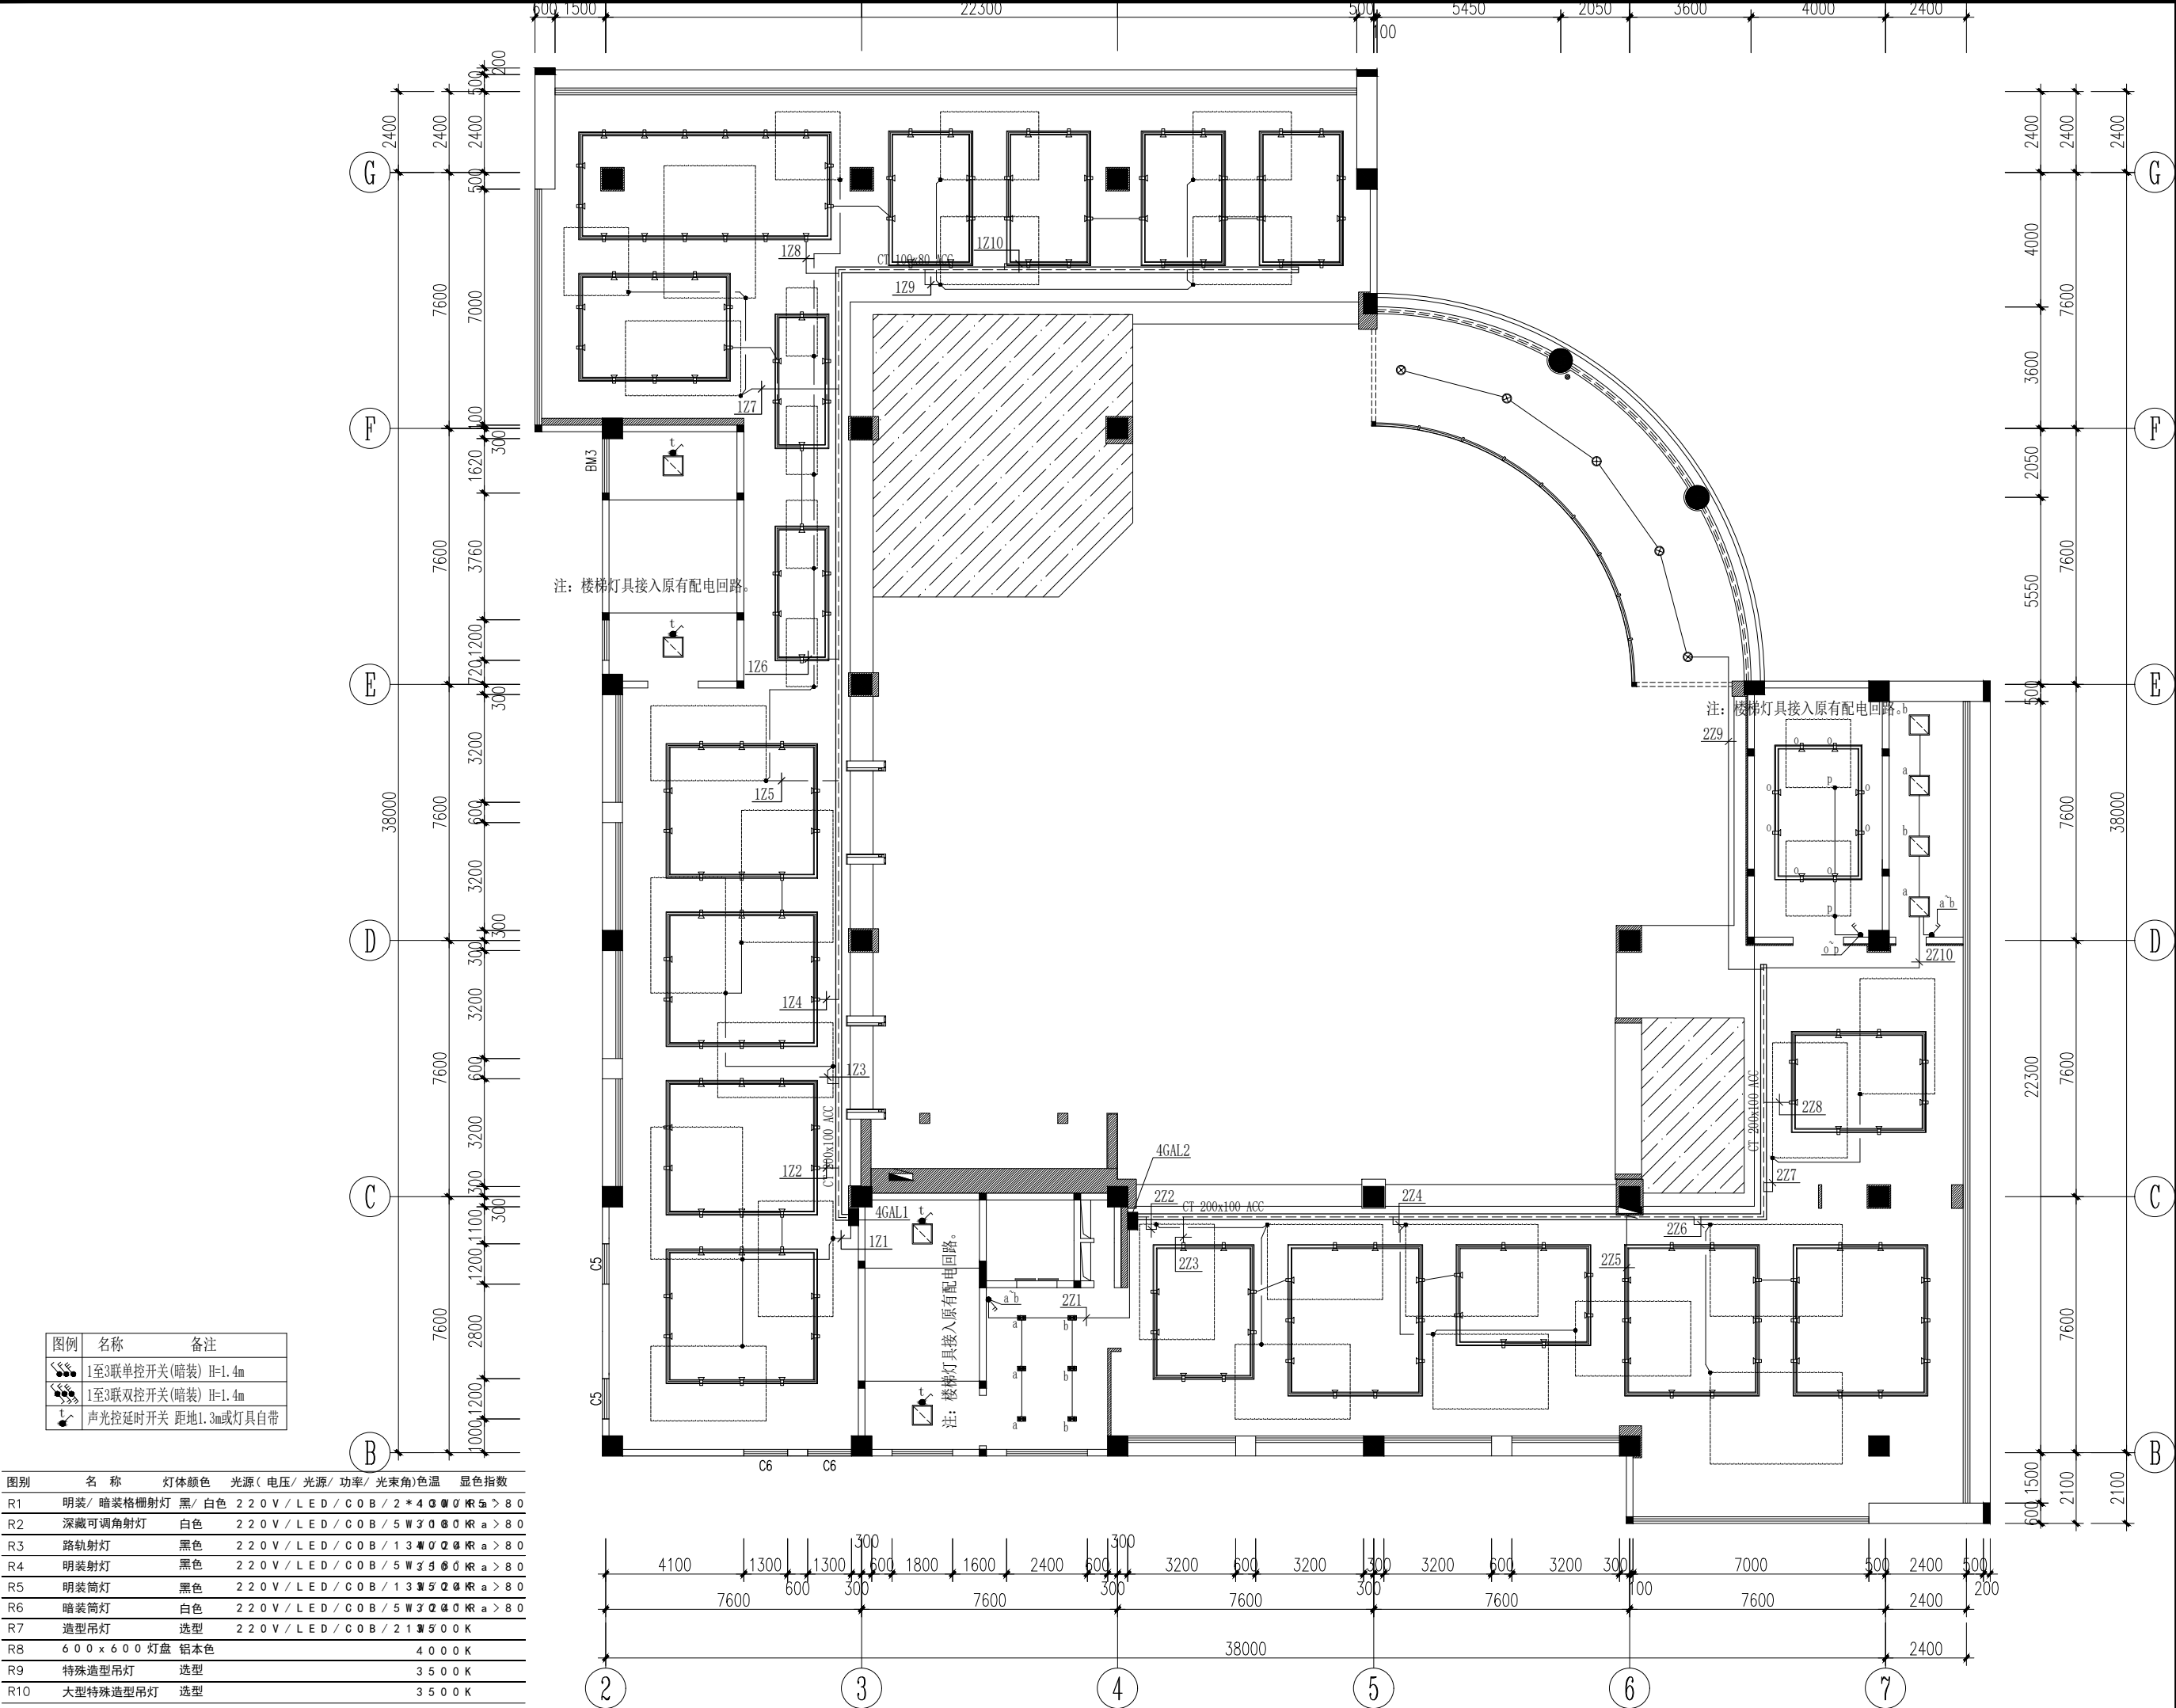

四层照明平面图

修改

盖章:

广东思哲设计院有限公司

总设计师: 罗思敏 罗远翔

工程名称:
PROJECT: 惠东县购书中心装修工程

图则名称:
TITLE: 四层照明平面图

项目负责: 郑伟杰
PROJECT CHIEF: 郑伟杰

审核: 马建辉
CHECKED BY: 马建辉

设计: 关翠琴
DESIGNED BY: 关翠琴

制图: 关翠琴
DRAWN BY: 关翠琴

工程编号:
PROJECT NO: 2020I03


校对: 李儒天
CHECK: 李儒天

日期:
DATE: 2020.12.14

图则编号:
DWG NO: 4F-DS-03

●全部设计图则及说明之版权属于思哲设计有限公司, 未得本公司书面同意, 不得使用、抄袭及复制。
●所有尺寸均需作实地核对, 不能以量度图中尺寸作准。
●ALL RIGHTS OF DRAWINGS AND DESIGN ARE RESERVED AS THE PROPERTY OF SEER Design Institute Co., Ltd.
●DO NOT SCALE DRAWINGS. ALL MEASUREMENTS MUST BE CHECKED ON SITE.

图例	名称	备注
	暗装接线盒	
	开关箱(暗装, 预留出线口) H=1.5m	
	配电箱(配电房内 明装 H=1.5m; 其余空间内暗装 H=1.7m)(中心距地)	
	动力配电箱(明装) H=1.5m(底边距地)	
	应急照明配电箱(明装) H=1.5m(中心距地)	
	应急照明分配电装置(明装) H=1.5m(中心距地)	
	双电源互投配电箱(明装) H=1.5m(中心距地)	
	局部等电位端子箱(板) 底边距地0.3m暗装	
	总等电位端子箱 底边距地0.3m暗装	

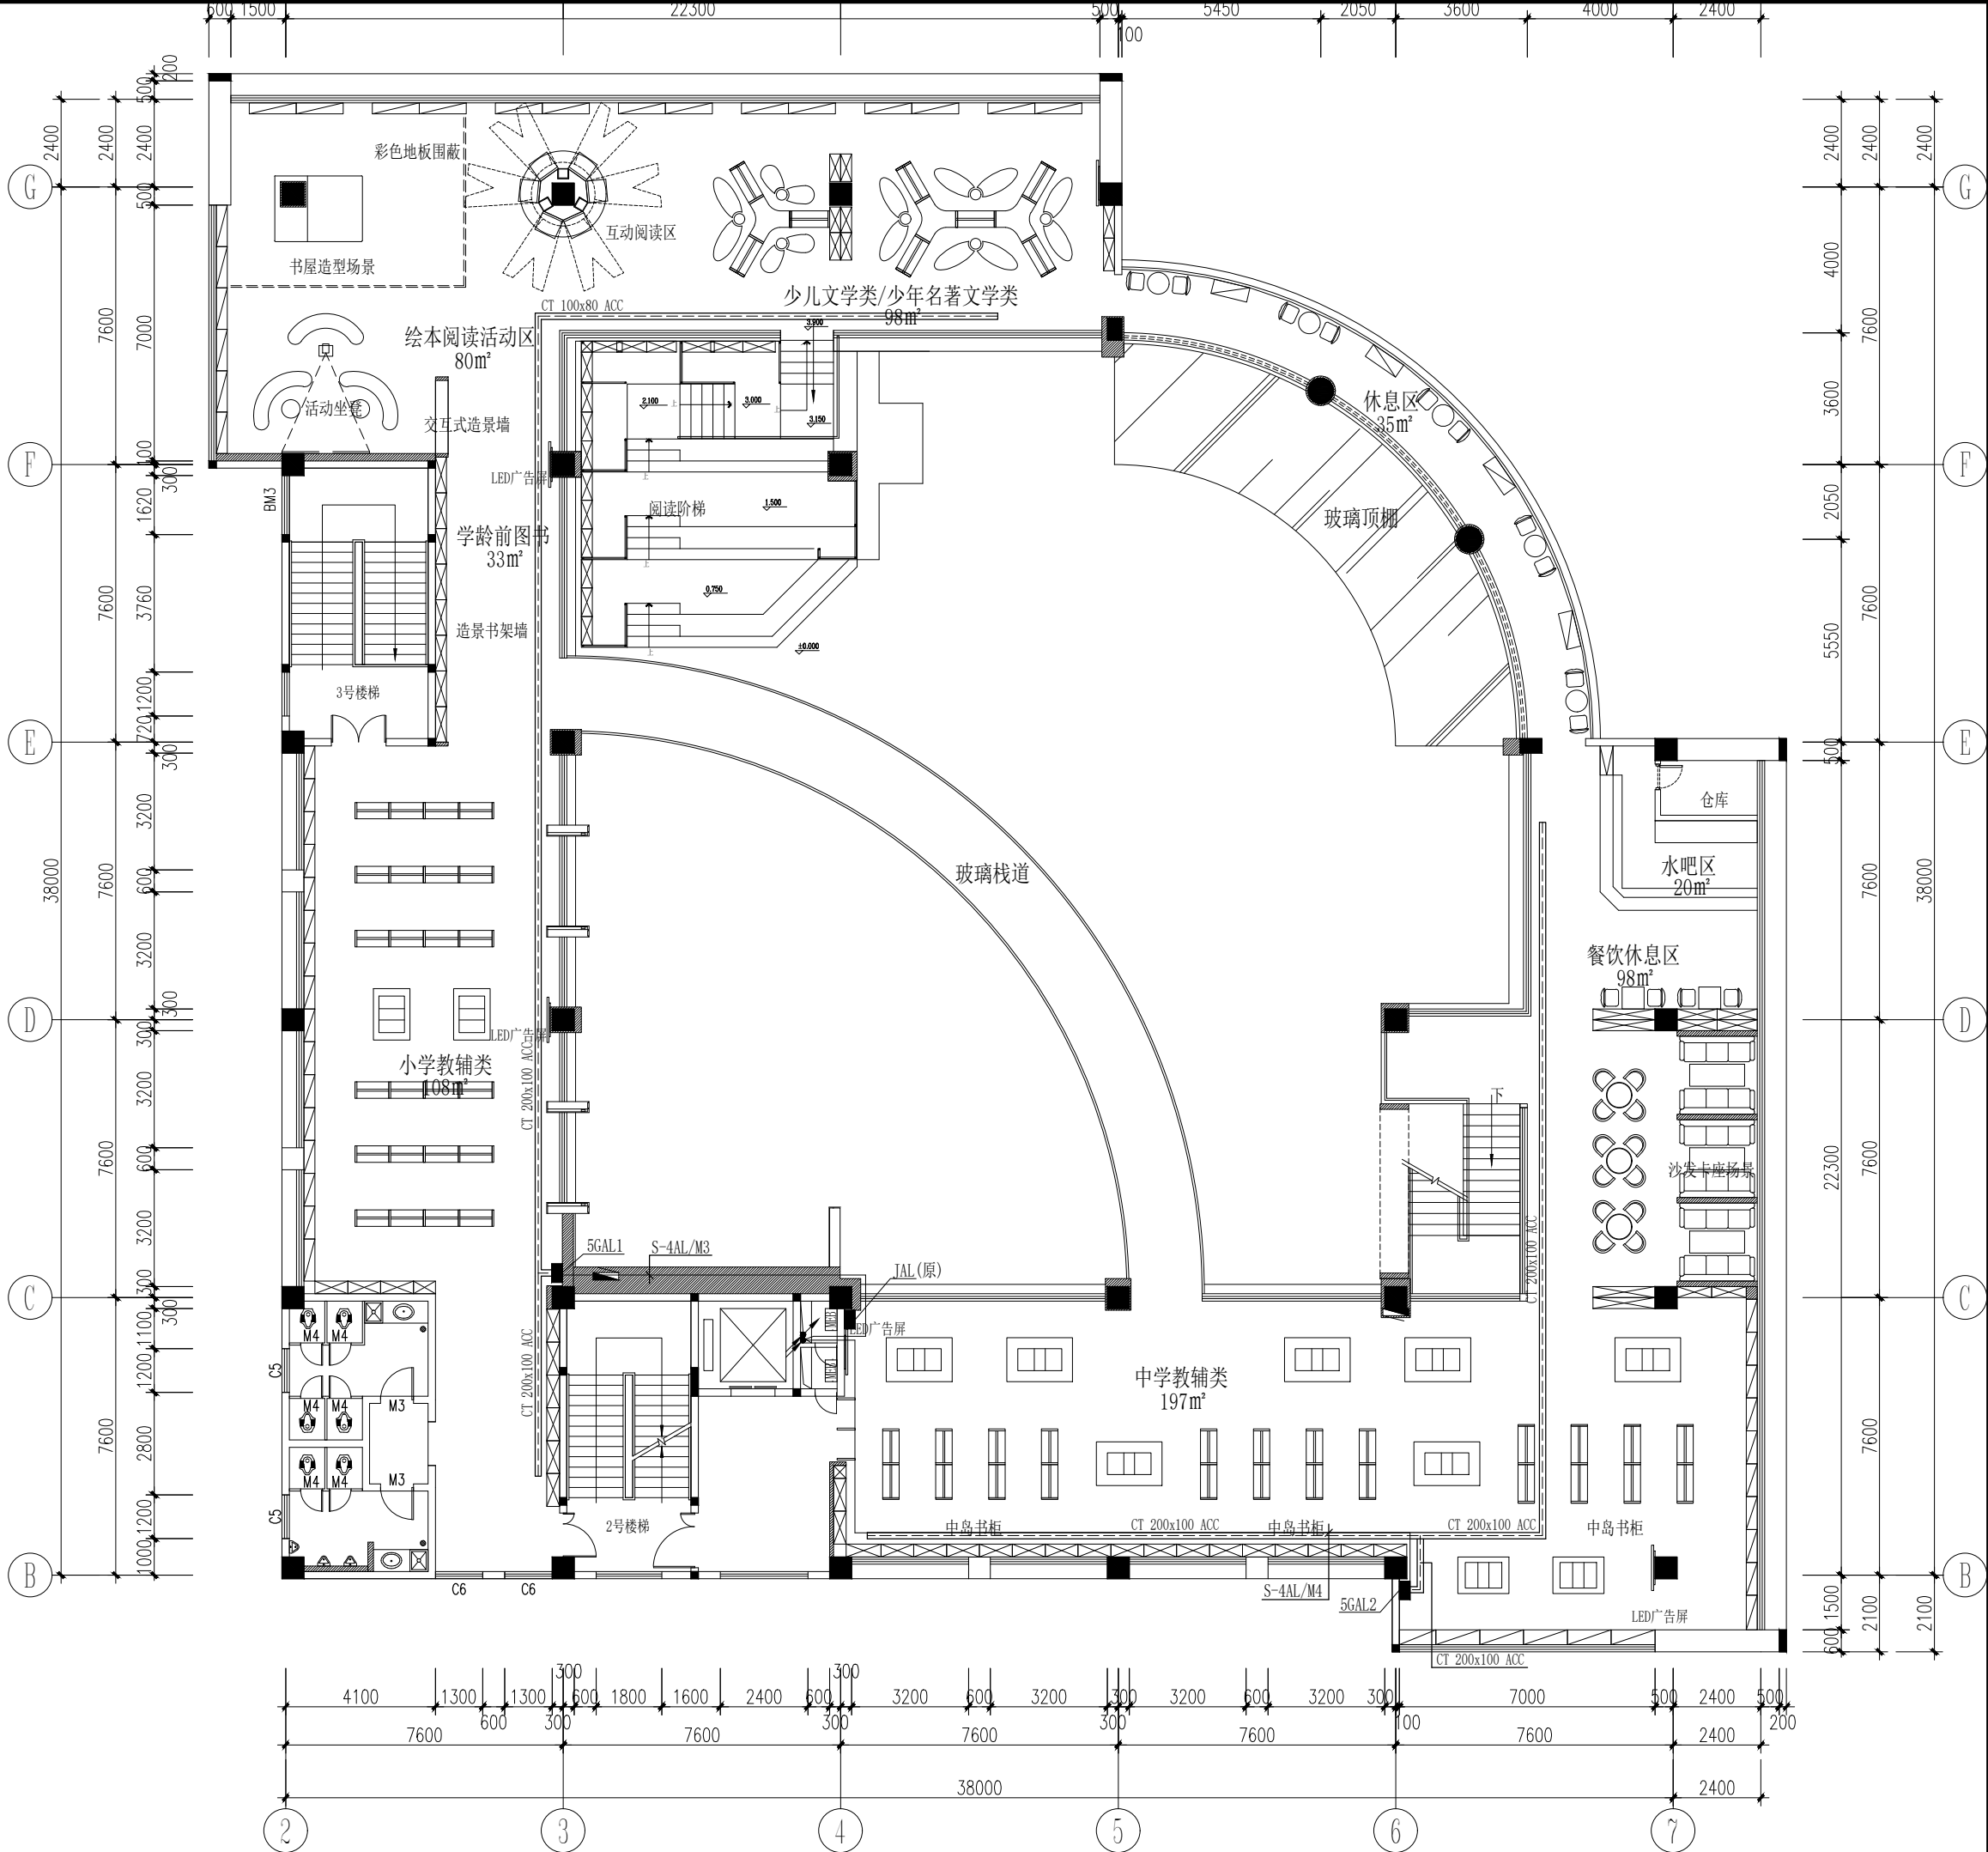

夹层配电干线平面图

修改

盖章:

广东思哲设计院有限公司

总设计师: 罗思敏 罗远翔

工程名称:
PROJECT: 惠东县图书馆中心装修工程

图则名称:
TITLE: 夹层配电干线平面图

项目负责: 郑伟杰 PROJECT CHIEF:	审核: 马建辉 CHECKED BY:
设计: 关翠琴 DESIGNED BY:	制图: 关翠琴 DRAWN BY:
工程编号: PROJECT NO: 2020I03	校对: 李儒天 CHECK:
日期: DATE: 2020.12.14	图则编号: DWG NO: 5F-DS-01

●全部设计图则及说明之版权属于思哲设计有限公司, 未得本公司书面同意, 不得使用、抄袭及复制。

●所有尺寸均需作实地核对, 不能以量度图中尺寸作准。

●ALL RIGHTS OF DRAWINGS AND DESIGN ARE RESERVED AS THE PROPERTY OF SEER Design Institute Co., Ltd.

●DO NOT SCALE DRAWINGS. ALL MEASUREMENTS MUST BE CHECKED ON SITE.